
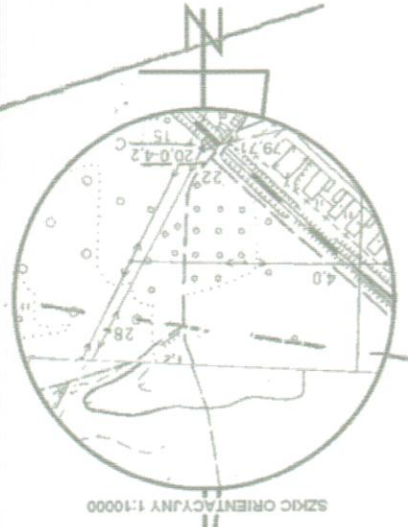


MAPA DO CELÓW PROJEKTOWYCH	
Oznaczenie kancelaryjne zgłoszenia pracy geodezyjnej) P0DGIK.6640923.2014	
Nazwa miejscowości GÓRKI MAŁE	
Jednostka ewidencyjna	
identyfikator 0007	Górki Małe
Obręb ewidencyjny	
identyfikator 0007	Górki Małe
Skala mapy 1:500	
Skala mapy Skala 1:1000 - 5.169.26.12.1	
Nazwa układu współrzędnych	
prostopadłych płaskich 2000	układ wysokości
Oznaczenie granic obszaru, który był przedmiotem aktualizacji	
Nie ustalano	
Data opracowania mapy 13.11.2014	
Krzysztof Szymanski	
mgr inż. Sylwester Szymanski	
GEODEZYJNYCH I KARTOGRAFICZNYCH "GEO-INWEST"	
Kozłowiec, Złotki, Szymański Sp. J.	
59-230 Legnica, ul. Kawalerzysta 2A/14	
NIP 691-21-91-085, Regon 380986621	
181, (076), 852 40 60	
(nazwa wykonawcy)	
(imię i nazwisko geodety sprawującego, nr uprawnień i podpis geodety)	
(imię i nazwisko geodety wykonującego, nr uprawnień i podpis geodety)	

Podpisz się, że niniejszy dokument został opracowany w wyniku prac geodezyjnych i kartograficznych, których rezultaty zawiera operat techniczny wpisany do ewidencji materiałów państwowego zasobu geodezyjnego i kartograficznego STAROSTA ZIELONOGÓRSKI Powiatowy Ośrodek Dokumentacji Geodezyjnej i Kartograficznej w Zielonej Górze, Dzielnicznik w Sulichowie P08.09.10-03-2015
 Data wpisania operatu technicznego do ewidencji materiałów państwowego zasobu geodezyjnego i kartograficznego: 10-03-2015
 Bieżąca siła
 (imię, nazwisko i podpis osoby reprezentującej organ)

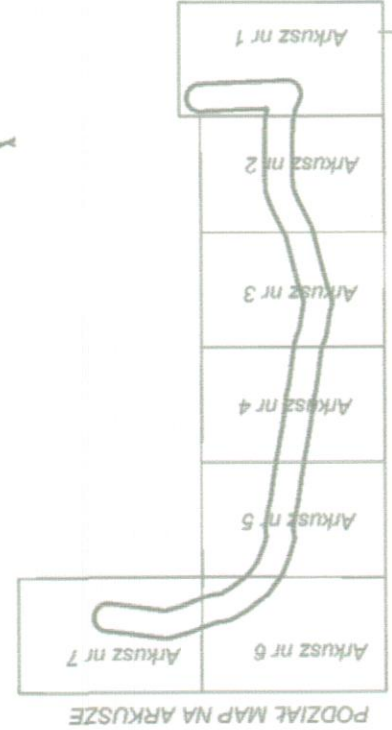

OZNACZENIA

- Sieć wodociągowa - projektowana
- W1 Ozn. węzłów
- Granice działek

RZECZOZNAWCA DO SPRAW ZABEZPIECZEŃ PRZECIWPÓŻAROWYCH
 mgr inż. Sylwester Szymanski
 ul. Kawalerzysta 2A/14, 59-230 Legnica
 NIP 691-21-91-085, REGON 380986621
 Zgodność projektu z wymaganiami ochrony przeciwpożarowej stwierdzam
 bez uwag

PROFIT.
 ZAKŁAD PROJEKTOWO - USŁUGOWY w Zielonej Górze

OBIEKT Sieć wodociągowa Ø160 łącząca miejscowości Nowy Świat i Cigacice

ADRES gm. Sulichów woj. lubuskie

NAZWA RYSUNKU Projekt zagospodarowania terenu

STADIUM	PBW	BRANŻA	SAMITARNA	SKALA
PROJEKTOWANIE	inż. Grzegorz RUDOMINO	instalacyjno-inżynierskie 75/77/Zg	2015-03	1:500
SPRAWDZENIE	mgr inż. Zenon SZLACHETKA	instalacyjno-inżynierskie 86/87/Zg	2015-03	

RYS. NR 2
 EGZ. 2

