

MAPA DO CELÓW PROJEKTOWYCH

Oznaczenie kancelaryjne zgłoszenia pracy geodezyjnej		PODGIK.6640.923.2014
Nazwa miejscowości		CIGACICE, GÓRKI MAŁE
Nazwa miejscowości		080906_5
Jednostka ewidencyjna	nazwa	Sulechów - obszar wiejski
	identyfikator	0005:0007
Obszar ewidencyjny	nazwa	Cigacice, Górki Małe
	identyfikator	0005:0007
Skala mapy	1: 500	
Skala mapy	Skala 1:1000 - 5.169.26.12.1	
Nazwa układu współrzędnych	prostopadłych płaskich	2000
Oznaczenie granic obszaru, który był przedmiotem aktualizacji	układ wysokości	Krosznitz 86
	Mapa została wykonana bez uszczerbku dla służb publicznych	
Data opracowania mapy		
13.11.2014		

**PRZEDSIĘBIORSTWO USŁUG
GEODEZYJNYCH I KARTOGRAFICZNYCH
"GEO-INVEST"**
Kozakiewicz, Zinałki, Szymaniński Sp. J.
NIP 691-21-91-085, Regon 39098821
59-220 Legnica, ul. Kawalerzycka 2A/14
tel. (076) 852 40 60
(nazwa wykonawcy)



mgr inż. Sylwester Szymaniński
geodeta uprawiający do wykonywania
zamówień geodezyjnych w dziedzinie
geodezji krajowej
Czwartkowy nr 18087
(imię i nazwisko geodety uprawiającego,
imię i nazwisko i podpis geodety)

Arkusz 3

Powstała sieć, że niniejszy dokument został opracowany
w wyniku prac geodezyjnych i kartograficznych. Wyniki
zawiera operat techniczny wpisany do ewidencji, którego
państwowego zasobu geodezyjnego i kartograficznego
STAROSTA ZIELONOGÓRSKI
Powiatowy Urząd Dokumentacji Geodezyjnej i Kartograficznej
w Zielonej Górze, ul. Świeżewska 10
P.OB.09
Identyfikacji ewidencyjny materiału zasobu - operat techniczny
Data wpisania operatu technicznego do ewidencji geodezyjnej
Piszczakiewicz
Imię, nazwisko i podpis osoby reprezentującej organ

PODZIAŁ MAPY NA ARKUSZE

Arkusz nr 1
Arkusz nr 2
Arkusz nr 3
Arkusz nr 4
Arkusz nr 5
Arkusz nr 6
Arkusz nr 7

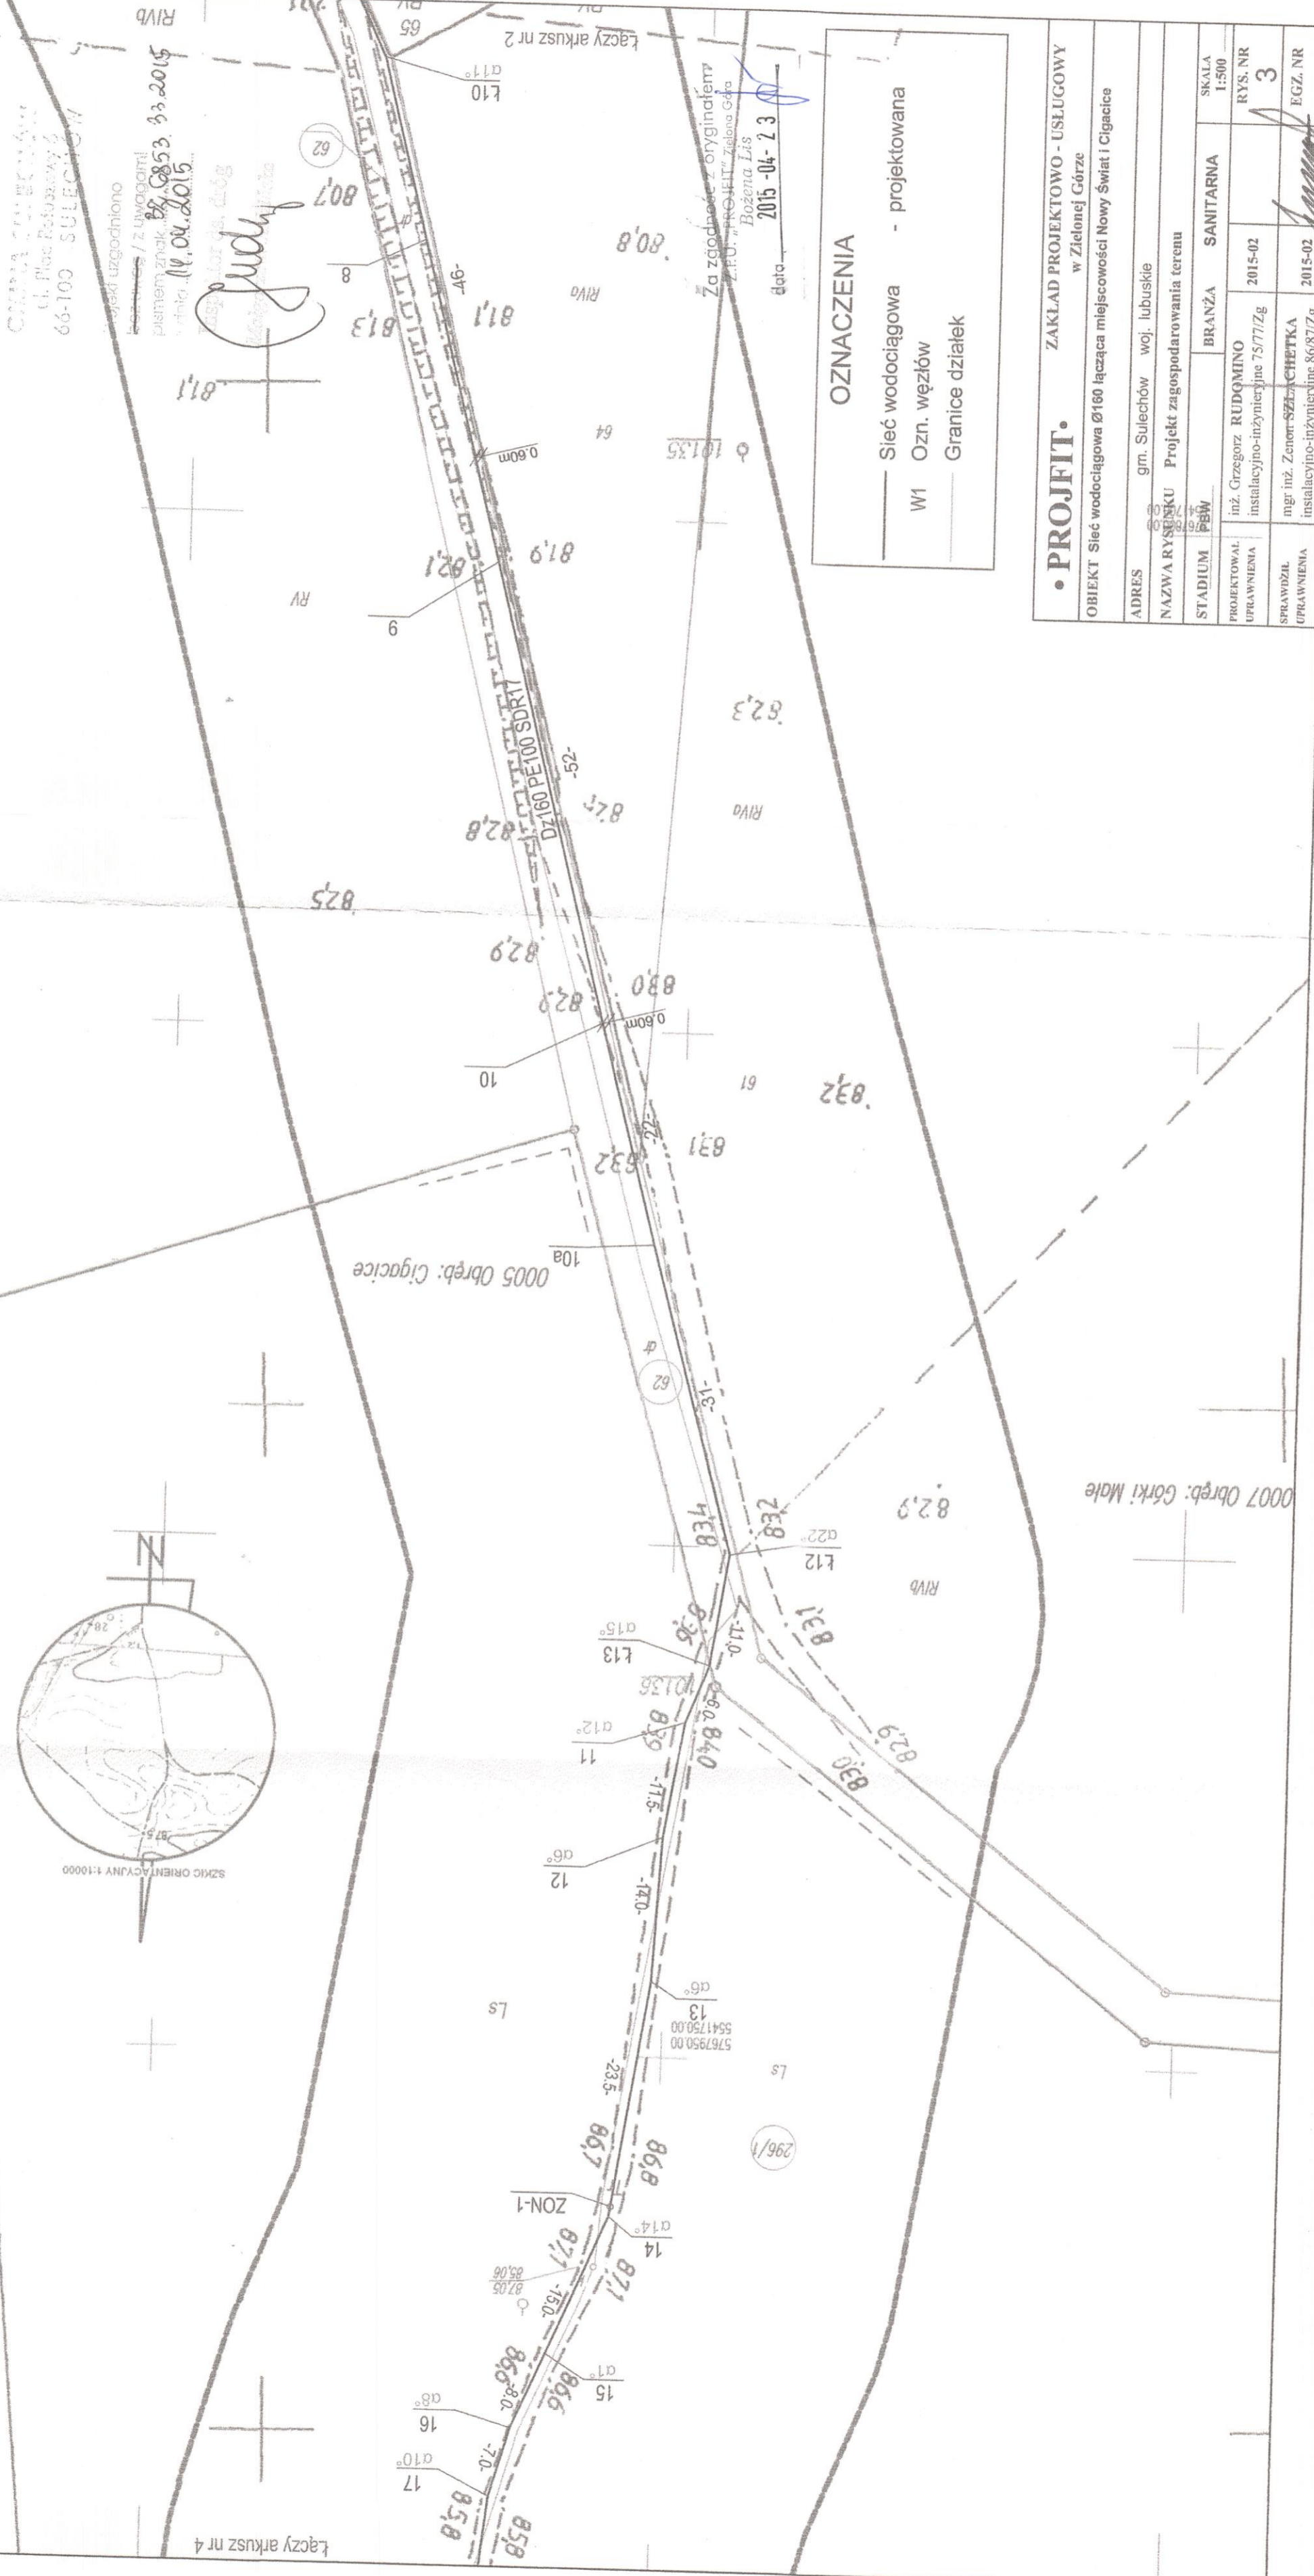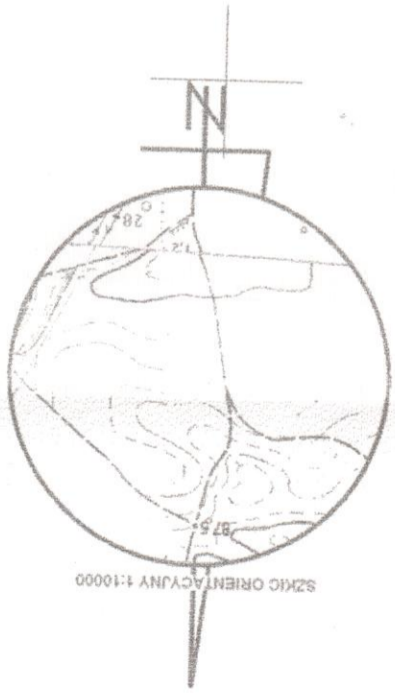

OZNACZENIA

— Sieć wodociągowa - projektowana

W1 Ozn. węzłów

— Granice działek

PROFIT. ZAKŁAD PROJEKTOWO - USŁUGOWY
w Zielonej Górze

ADRES gm. Sulechów woj. lubuskie

NAZWA RYSUNKU Projekt zagospodarowania terenu

STADIUM PEW

PROJEKTOWAL inż. Grzegorz RUDKINO
UPRAWNIENIA Instalacyjno-inżynierskie 75/77/Zg

SPRAWDZIŁ mgr inż. Zenon SZUCHETKA
UPRAWNIENIA Instalacyjno-inżynierskie 86/87/Zg

BRANŻA SANITARNA

SKALA 1:500

RYS. NR 3

EGZ. NR

data 2015-04-23

Za zgodnością z oryginałem
Radosław Lis