


PODZIAŁ MAP NA ARKUSZE

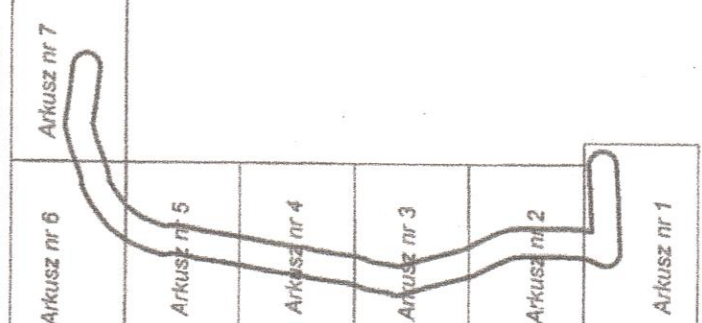


MAPA DO CELÓW PROJEKTOWYCH

Oznaczenie kameralne zgłoszenia: pracy geodezyjnej		PODGIK.6640.923.2014
Nazwa miejscowości		CIGACICE, GÓRKI MAŁE
Jednostka ewidencyjna		060906_5
Obręb ewidencyjny		Sulechów - obszar wiejski
Skala mapy		0005; 0007
Selekcja mapy		Cigacice; Górkki Małe
Nazwa układu współrzędnych		1: 500
Oznaczenie granic obszaru, który był przedmiotem aktualizacji		Skala 1:1000 - 5.169.36.12.3
Nazwa opracowania mapy		2000
Oznaczenie granic obszaru, który był przedmiotem aktualizacji		Kronstadt 86
Data opracowania mapy		Nie ustalano
Oznaczenie granic obszaru, który był przedmiotem aktualizacji		13.11.2014

mgr inż. Sylwester Szymański
 geodeta uprawniony do wykonywania samodzielnych czynności w dziedzinie geodezji kartograficznej.
 Swiadczenie nr 12238 I.
 (imię i nazwisko geodety uprawnionego, ni uprawnień i podpis geodety)

Arkusz 1

Przedkładając ten dokument, gwarantuję, że niniejszy dokument został opracowany w wyniku prac geodezyjnych i kartograficznych, których rezultatem jest opracowanie mapy, zawierające opisanie techniczne wpisany do ewidencji materiałów parastanowowego zasobu geodezyjnego i kartograficznego Powiatowego Biura Dokumentacji Geodezyjnej i Kartograficznej w Zielonogórze, ul. Dąbrowskiego 10, 64-200 Zielonogóra.
 Data wypisania: 10-03-2015
 Imię, nazwisko i podpis osoby reprezentującej firmę:

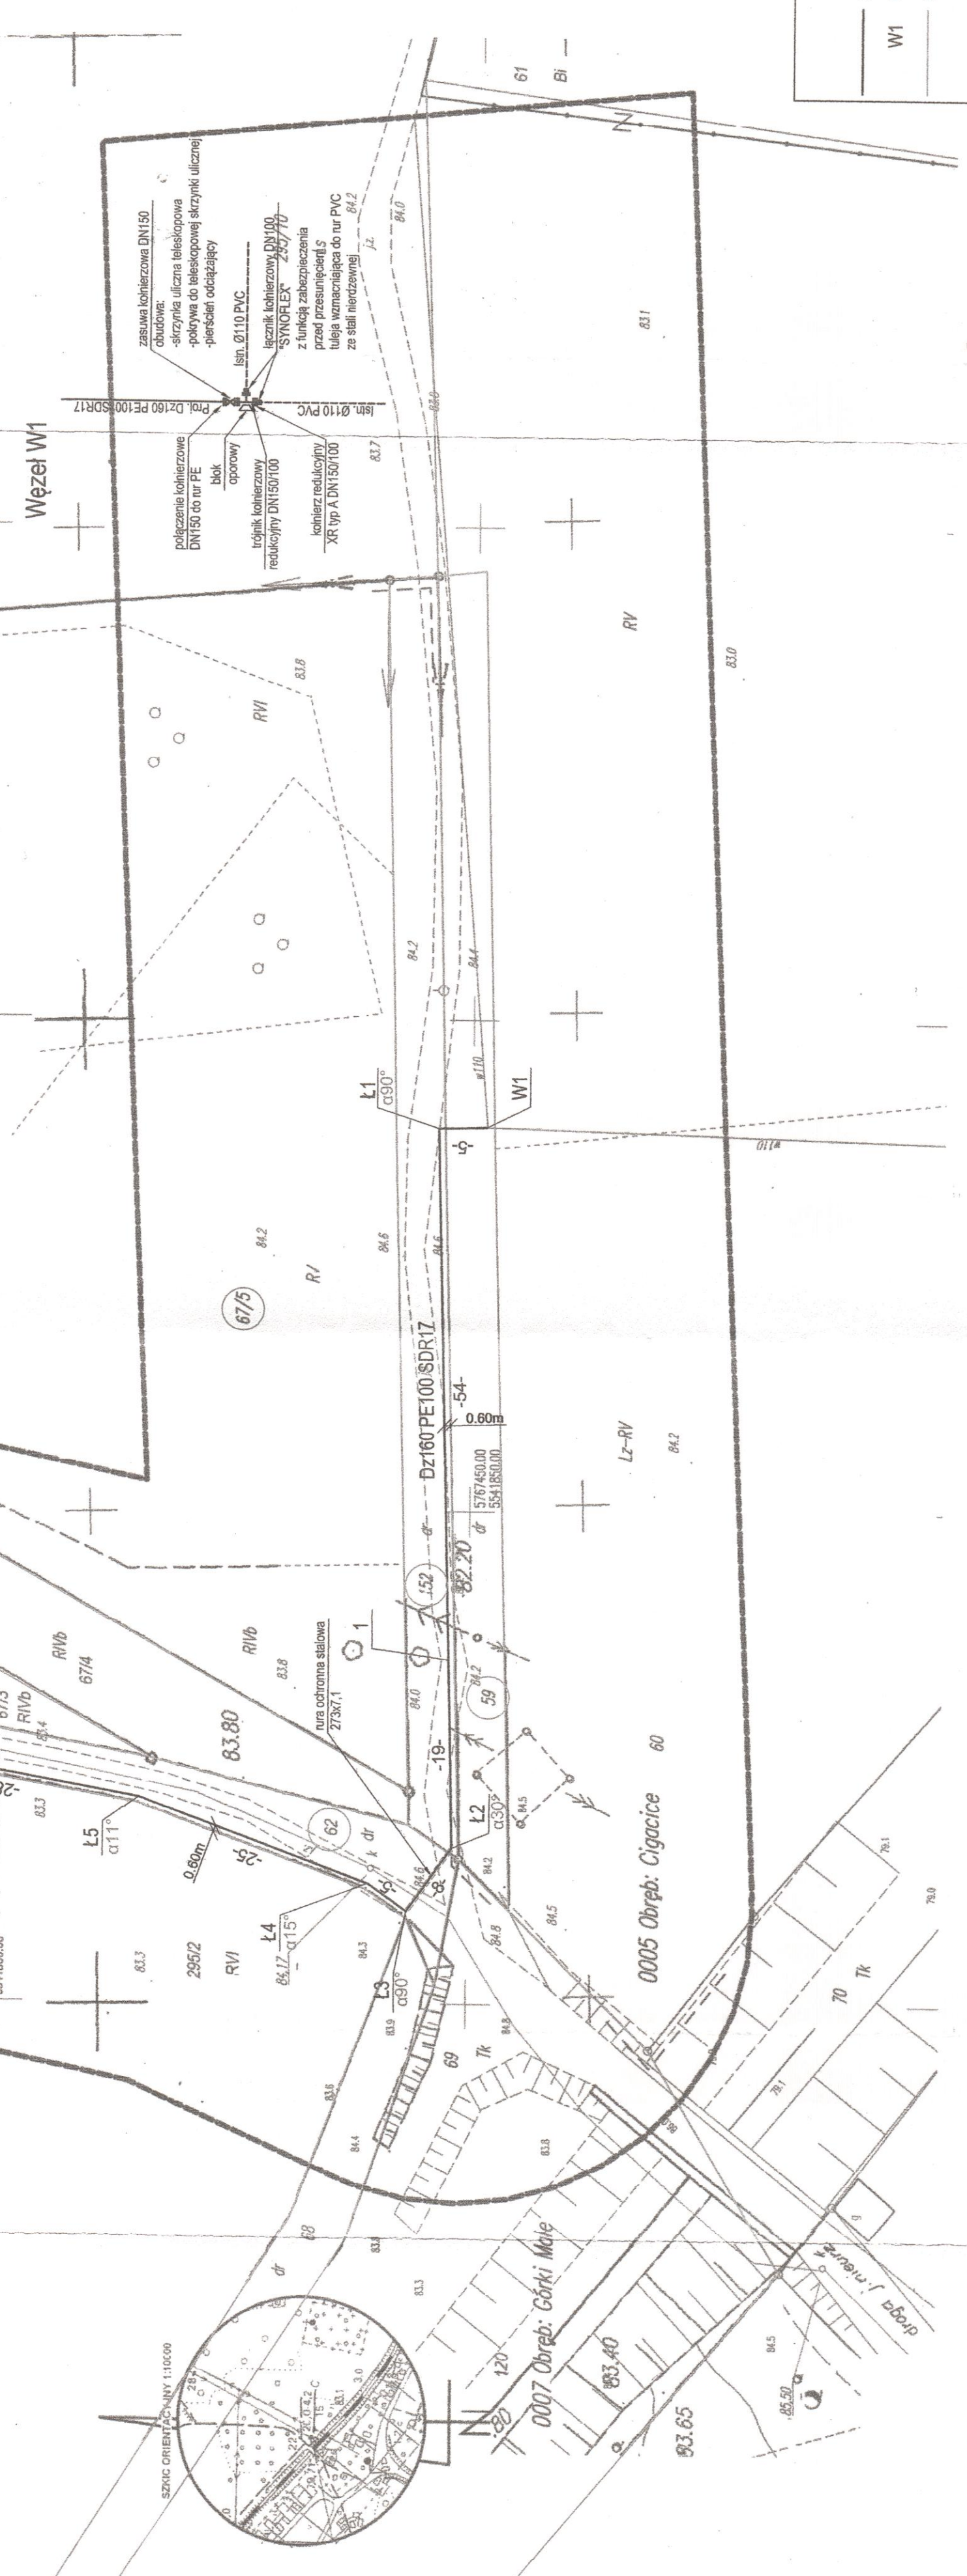

OZNACZENIA
 — Sieć wodociągowa - projektowana
 W1 Ozn. węzłów
 — Granice działek

CIGACICE, GÓRKKI MAŁE
 ul. Plac Robotniczy 6
 63-100 SULECHÓW
 Projekt uzgodniono
 kierownictwo / z uwzględnieniem
 planem projekt. 28.08.2015
 7 dni
 14.04.2015
 Inżynier ds. dróg
 Malgorzata Szymańska

Za zgodność z oryginałem
 Z.P.U. „PROFIT” Zielona Góra
 Bożena Lis
 data 2015-04-23

PROFIT
 ZAKŁAD PROJEKTOWO - USŁUGOWY
 w Zielonej Górze

OBIEKT: Sieć wodociągowa Ø160 łącząca miejscowości Nowy Świat i Cigacice

ADRES	gm. Sulechów woj. lubuskie
NAZWA RYSUNKU	Projekt zagospodarowania terenu
STADIUM	PBW
BRANŻA	SANITARNA
SKALA	1:500
PROJEKTOWAŁ	inż. Grzegorz RUDOMINO
UPRAWNIENIA	instalacyjno-inżynierskie 75/77/2g
RYS. NR	2015-02
SPRAWDZIŁ	mgr inż. Zenon SZLACHETKA
UPRAWNIENIA	instalacyjno-inżynierskie 86/87/2g
EGZ. NR	1