

miejsce włączenia projektowanej sieci wodociągowej w odrębnym postępowaniu (Kruszyna - etap I)

Legenda

- proj. sieć wodociągowa
- ⊕ proj. hydrant
- nr działek objętych wnioskiem
- proponowane przyłącze do sieci wodociągowej

MP PROJEKT Maciej Pospieszny
 Biuro: ul. Powstańców Wilk. 23 (budynek Ferrum Poland Sp. z o.o.) 64-510 Wronki
 Siedziba: Stróżki 45c, 64-510 Wronki
 nr tel.: 798 634 955
 e-mail: biuro@mp-projekt.com.pl
 www.mp-projekt.com.pl

Investor	Sulechowskie Przedsiębiorstwo Komunalne "SuPeKom" Sp. z o.o. ul. Poznańska 18 66-100 Sulechów	skala: 1:500
Nazwa projektu	Budowa sieci wodociągowej w m. Kruszyna - etap II	data: 11.2024 r.
Nazwa obiektu budowlanego	Sieć wodociągowa	nr rys.: 1
Nazwa rysunku	Plan zagospodarowania terenu	
Projektant	mgr inż. Maciej Pospieszny nr ewid.: WKP/0393/POOS/17	
Opracowujący	mgr inż. Michał Krawczyk	

MAPA DO CELÓW PROJEKTOWYCH

Identyfikator zgłoszenia pracy geodezyjnej	GG-1.6640.59.2024
Województwo	LUBUSKIE
Powiat	ZIELONOGÓRSKI
Położenie obszaru opracowania - miejscowość	SULECHÓW
Identyfikator jednostki ewidencyjnej	080906_4, 080906_5
Nazwa jednostki ewidencyjnej	SULECHÓW MIASTO, SULECHÓW GMINA
Identyfikator obrębu ewidencyjnego	080906_4.0002, 080906_5.0014
Nazwa obrębu ewidencyjnego	0002-SULECHÓW, KRUSZYNA
Skala	1:500
Układ współrzędnych prostokątnych płaskich	PL-2000/15
Układ wysokości	PL-EVRF2007-NH
Oznaczenie granic obszaru, który był przedmiotem aktualizacji	— — — — —
Data opracowania	10.01.2024

Kolorem czerwonym zaznaczono punkty osnowy geodezyjnej, które podlegają ochronie. Zgodnie z art. 48 pkt 3 ustawy z dnia 17 maja 1989r. Prawo geodezyjne i kartograficzne (Dz.U. z 2020r. poz. 2052) z dnia 8 października 2020 roku, "kto (...) niszczy, uszkadza i przemieszcza znaki geodezyjne (...) podlega karze grzywny".
 Nie wyklucza się istnienia niewykazanych na niniejszej mapie podziemnych sieci uzbrojenia terenu, które nie zostały zinwentaryzowane.

GEO-TECH Sp. z o.o.
 ul. Żeromskiego 28/2, 64-100 Leszno
 +48 661 460 522
 NIP: 6972383635 REGON: 520132940
 KRS: 000925743
 www.geo-tech.com.pl biuro@geo-tech.com.pl

GEODETA UPRAWNIONY
 inż. Maciej Górski
 nr uprawnień 22068

Klauzula

Oświadczam, że niniejszy dokument został opracowany w wyniku prac geodezyjnych i kartograficznych, których rezultaty zawiera operat techniczny pozytywnie zweryfikowany. Jednocześnie informuję, że jestem świadomy odpowiedzialności karnej za złożenie fałszywego oświadczenia.


STAROSTA ZIELONOGÓRSKI
 (Oryginał składowy geodezyjny, który otrzymał zgłoszenie)
 GG-1.6640.59.2024
 (Identyfikator zgłoszenia pracy geodezyjnej)
 NR 1 z dnia: 09.02.2024 - P.0809.2024.334
 (Nr data sporządzenia dokumentu, zawierającego wynik pozytywnej weryfikacji)

inż. Maciej Górski
 nr uprawnień 22068
 (Imię, nazwisko i podpis oraz nr uprawnień zawodowych kierownika prac)

Rysunek poglądowy Ark. 4 [4]

Kręzoly
 Sulechów
 Kruszyna
 Oblotne

GEO-TECH

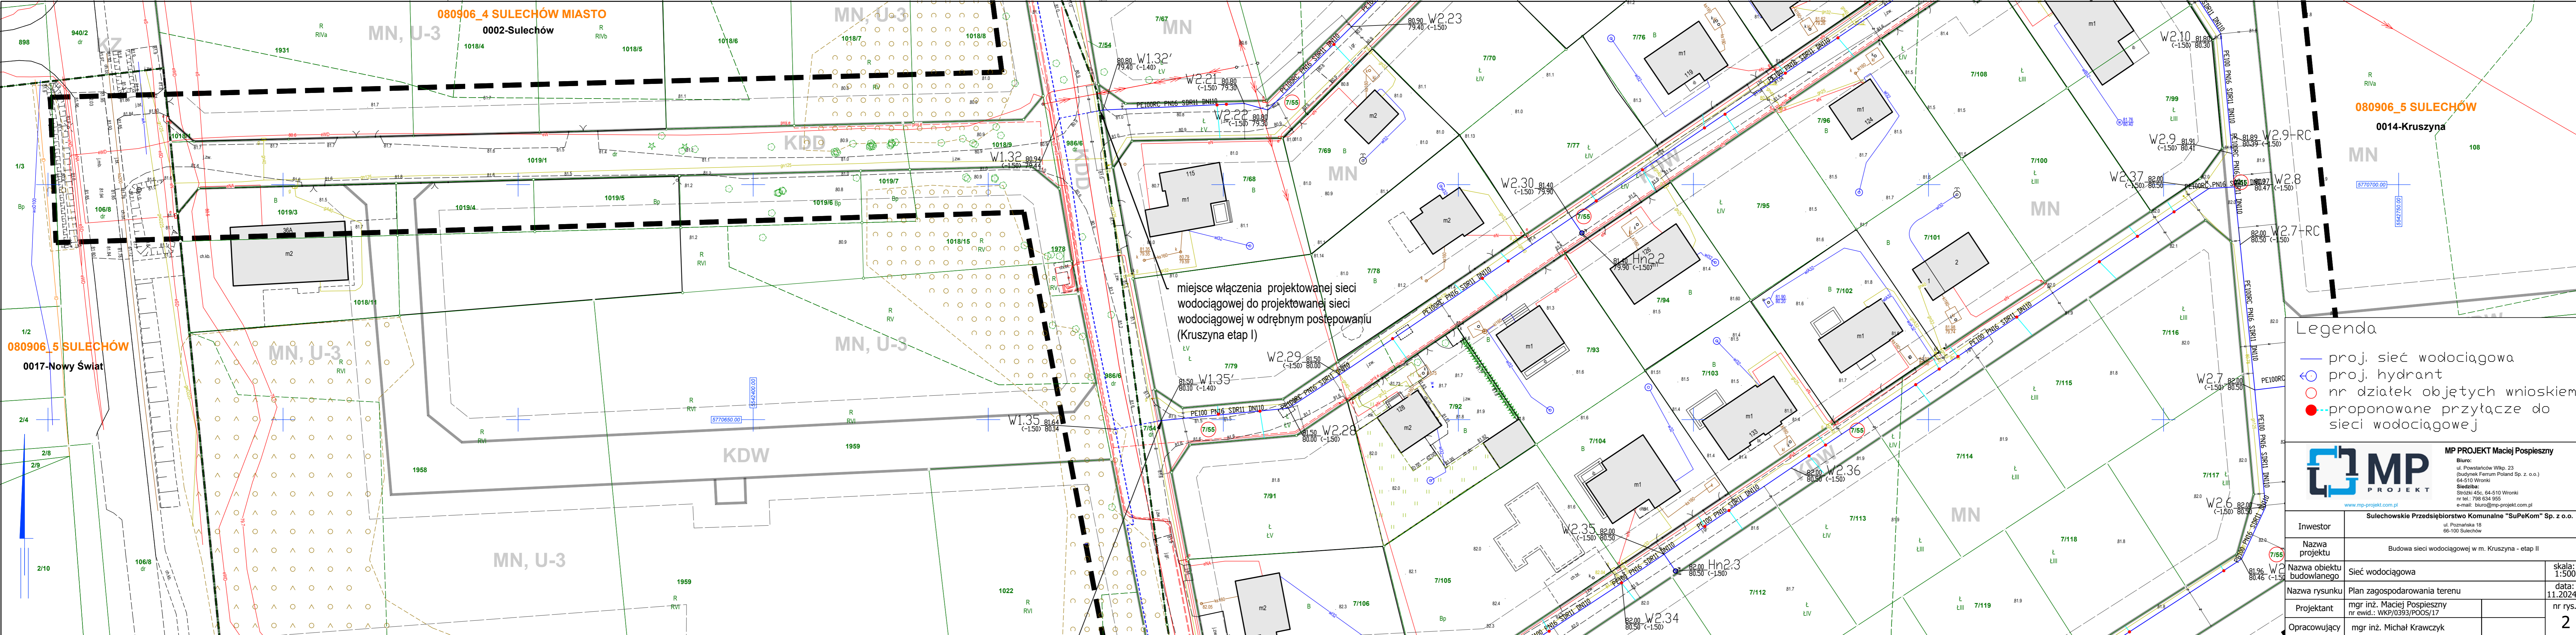

miejsce włączenia projektowanej sieci wodociągowej do projektowanej sieci wodociągowej w odrębnym postępowaniu (Kruszyna etap I)

- Legenda
- proj. sieć wodociągowa
 - proj. hydrant
 - nr działek objętych wnioskiem
 - proponowane przyłącze do sieci wodociągowej

MP PROJEKT
 MP PROJEKT Maciej Pospieszny
 Biuro: ul. Powstańców Wlkp. 23, Budynka Forum Poland Sp. z o.o., 64-510 Wrocław
 Siedziba: Stoczki 45c, 64-510 Wrocław
 nr tel.: 798 634 955
 e-mail: biuro@mp-projekt.com.pl
 www.mp-projekt.com.pl

Investor	Sulechowskie Przedsiębiorstwo Komunalne "SuPeKom" Sp. z o.o. ul. Poznańska 18, 66-100 Sulechów
Nazwa projektu	Budowa sieci wodociągowej w m. Kruszyna - etap II
Nazwa obiektu budowlanego	Sieć wodociągowa
Nazwa rysunku	Plan zagospodarowania terenu
Projektant	mgr inż. Maciej Pospieszny nr ewid.: WKP/0393/POOS/17
Opracujący	mgr inż. Michał Krawczyk
skala:	1:500
data:	11.2024 r.
nr rys.:	2

MAPA DO CELÓW PROJEKTOWYCH

Identyfikator zgłoszenia pracy geodezyjnej	GG-1.6640.59.2024
Województwo	LUBUSKIE
Powiat	ZIELONOGÓRSKI
Położenie obszaru opracowania - miejscowość	SULECHÓW
Identyfikator jednostki ewidencyjnej	080906_4_080906_5
Nazwa jednostki ewidencyjnej	SULECHÓW MIASTO, SULECHÓW GMINA
Identyfikator obszaru ewidencyjnego	080906_4.0002, 080906_5.0014, 080906_5.0014
Nazwa obszaru ewidencyjnego	0002-SULECHÓW, KRUSZYNA, NOWY ŚWIAT
Skala	1:500
Układ współrzędnych prostokątnych płaskich	PL-2000/15
Układ wysokości	PL-EVRF2007-NH
Oznaczenie granic obszaru, który był przedmiotem aktualizacji	
Data opracowania	10.01.2024

Kolorem czerwonym zaznaczono punkty osnowy geodezyjnej, które podlegają ochronie. Zgodnie z art. 48 pkt 3 ustawy z dnia 17 maja 1989r. Prawo geodezyjne i kartograficzne (Dz.U. z 2020r. poz. 2052) z dnia 8 października 2020 roku, "kto (...) niszczy, uszkadza i przemieszcza znaki geodezyjne (...) podlega karze grzywny".
 Nie wyklucza się istnienia niewykazanych na niniejszej mapie podziemnych urządzeń terenu, które nie zostały zrinwentaryzowane.

GEO-TECH sp. z o.o.
 ul. Żeromskiego 28/2, 64-100 Leszno
 +48 661 760-522
 NIP: 6972383635 / REGON: 520132940
 KRS: 000925743
 www.geo-tech.com.pl biuro@geo-tech.com.pl

GEODETA UPRAWNIENY
 inż. Maciej Górski
 nr uprawnień 22068

imię i nazwisko geodety wykonawcy
 podpis osoby reprezentującej wykonawcę

imię i nazwisko geodety uprawnionego
 nr uprawnień i podpis geodety

Klauzula

Oświadczam, że niniejszy dokument został opracowany w wyniku prac geodezyjnych i kartograficznych, których rezultaty zawiera operat techniczny pozytywnie zweryfikowany. Jednocześnie informuję, że jestem świadomy odpowiedzialności karnej za złożenie fałszywego oświadczenia.

STAROSTA ZIELONOGÓRSKI


GG-1.6640.59.2024

NR 1 z dnia: 09.02.2024 - P.0809.2024.334

inż. Maciej Górski
 nr uprawnień 22068

GEO-TECH

Rysunek poglądowy Ark. 5 [5]

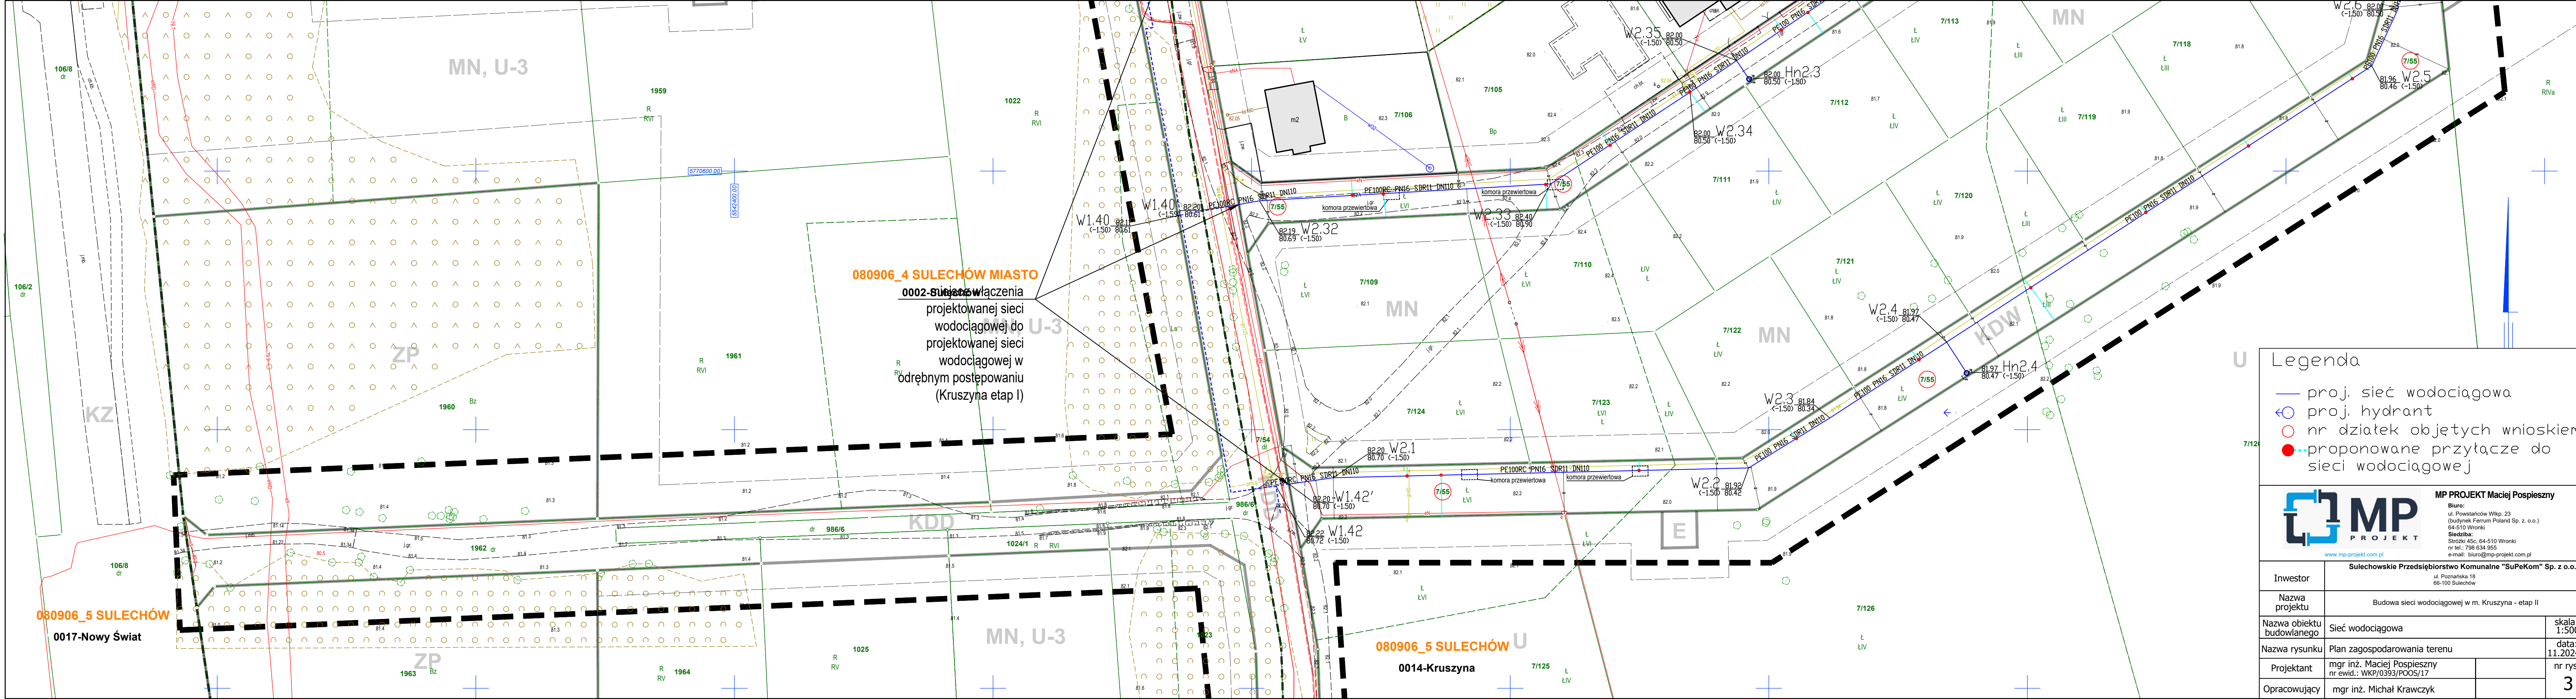

080906_4 SULECHÓW MIASTO
 0002-Sulechów
 Sposób włączenia
 projektowanej sieci
 wodociągowej do
 projektowanej sieci
 wodociągowej w
 odrębnym postępowaniu
 (Kruszyna etap I)

080906_5 SULECHÓW
 0017-Nowy Świat

080906_5 SULECHÓW
 0014-Kruszyna

- Legenda**
- proj. sieć wodociągowa
 - ⊙ proj. hydrant
 - nr działek objętych wnioskiem
 - proponowane przyłącze do sieci wodociągowej

MP PROJEKT Maciej Pospieszny
 Biuro:
 ul. Powstańców Wlkp. 23
 (budynki Forum Poland Sp. z o.o.)
 64-510 Wrocław
 Siedziba:
 Śródm. 45c, 64-510 Wrocław
 nr tel.: 798 634 955
 e-mail: biuro@mp-projekt.com.pl
 www.mp-projekt.com.pl

Inwestor	Sulechowski Przedsiębiorstwo Komunalne "SuPeKom" Sp. z o.o. ul. Poznańska 18 66-100 Sulechów	skala: 1:500
Nazwa projektu	Budowa sieci wodociągowej w m. Kruszyna - etap II	data: 11.2024 r.
Nazwa obiektu budowlanego	Sieć wodociągowa	nr rys.: 3
Nazwa rysunku	Plan zagospodarowania terenu	
Projektant	mgr inż. Maciej Pospieszny nr ewid.: WKP/0393/PODS/17	
Operujący	mgr inż. Michał Krawczyk	

MAPA DO CELÓW PROJEKTOWYCH

Identyfikator zgłoszenia pracy geodezyjnej	GG-1.6640.59.2024
Województwo	LUBUSKIE
Powiat	ZIELONOGÓRSKI
Położenie obszaru opracowania - miejscowość	SULECHÓW
Identyfikator jednostki ewidencyjnej	080906_4, 080906_5
Nazwa jednostki ewidencyjnej	SULECHÓW MIASTO, SULECHÓW GMINA
Identyfikator obrębu ewidencyjnego	080906_4.0002, 080906_5.0014, 080906_5.0014
Nazwa obrębu ewidencyjnego	0002-SULECHÓW, KRUSZYNA, NOWY ŚWIAT
Skala	1:500
Układ współrzędnych prostokątnych płaskich	PL-2000/15
Układ wysokości	PL-EVRF2007-NH
Oznaczenie granic obszaru, który był przedmiotem aktualizacji	
Data opracowania	10.01.2024

Kolorem czerwonym zaznaczono punkty osnowy geodezyjnej, które podlegają ochronie. Zgodnie z art. 48 pkt 3 ustawy z dnia 17 maja 1989r. Prawo geodezyjne i kartograficzne (Dz. U. z 2020r. poz. 2052) z dnia 8 października 2020 roku. "kto (...) niszczy, uszkadza i przemieszcza znaki geodezyjne (...) podlega karze grzywny".
 Nie wyklucza się istnienia niewykazanych na niniejszej mapie podziemnych sieci uzbrojenia terenu, które nie zostały zinwentaryzowane.

GEO-TECH Sp. z o.o.
 ul. Żeromskiego 28/29-100 Leszno
 +48 60 1400-522
 NIP: 6972383835 REGON: 520132940
 KRS: 00025743
 www.geo-tech.com.pl biuro@geo-tech.com.pl

GEODETA UPRAWNIONY
 inż. Maciej Górski
 nr uprawnień 22068

Nazwa i nazwisko wykonawcy
 Podpis osoby reprezentującej wykonawcę

Imię i nazwisko geodety uprawnionego
 nr uprawnień i podpis geodety

Kluczula Rysunek poglądowy Ark. 6 [6]

Oświadczam, że niniejszy dokument został opracowany w wyniku prac geodezyjnych i kartograficznych, których rezultaty zawiera operat techniczny pozytywnie zweryfikowany. Jednocześnie informuję, że jestem świadomy odpowiedzialności karnej za złożenie fałszywego oświadczenia.

STAROSTA ZIELONOGÓRSKI
 GG-1.6640.59.2024
 (Identyfikator zgłoszenia pracy geodezyjnej)

NR 1 z dnia: 09.02.2024 - P.0809.2024.334
 (Nr oraz data sporządzenia dokumentu zawierającego wynik pozytywny weryfikacji)

inż. Maciej Górski
 nr uprawnień 22068
 (Imię, nazwisko i podpis oraz nr uprawnień zawodowych kierownika prac)

GEO-TECH