




Ob. 17 - Stacja spustu nieczystości z samochodów WUKO

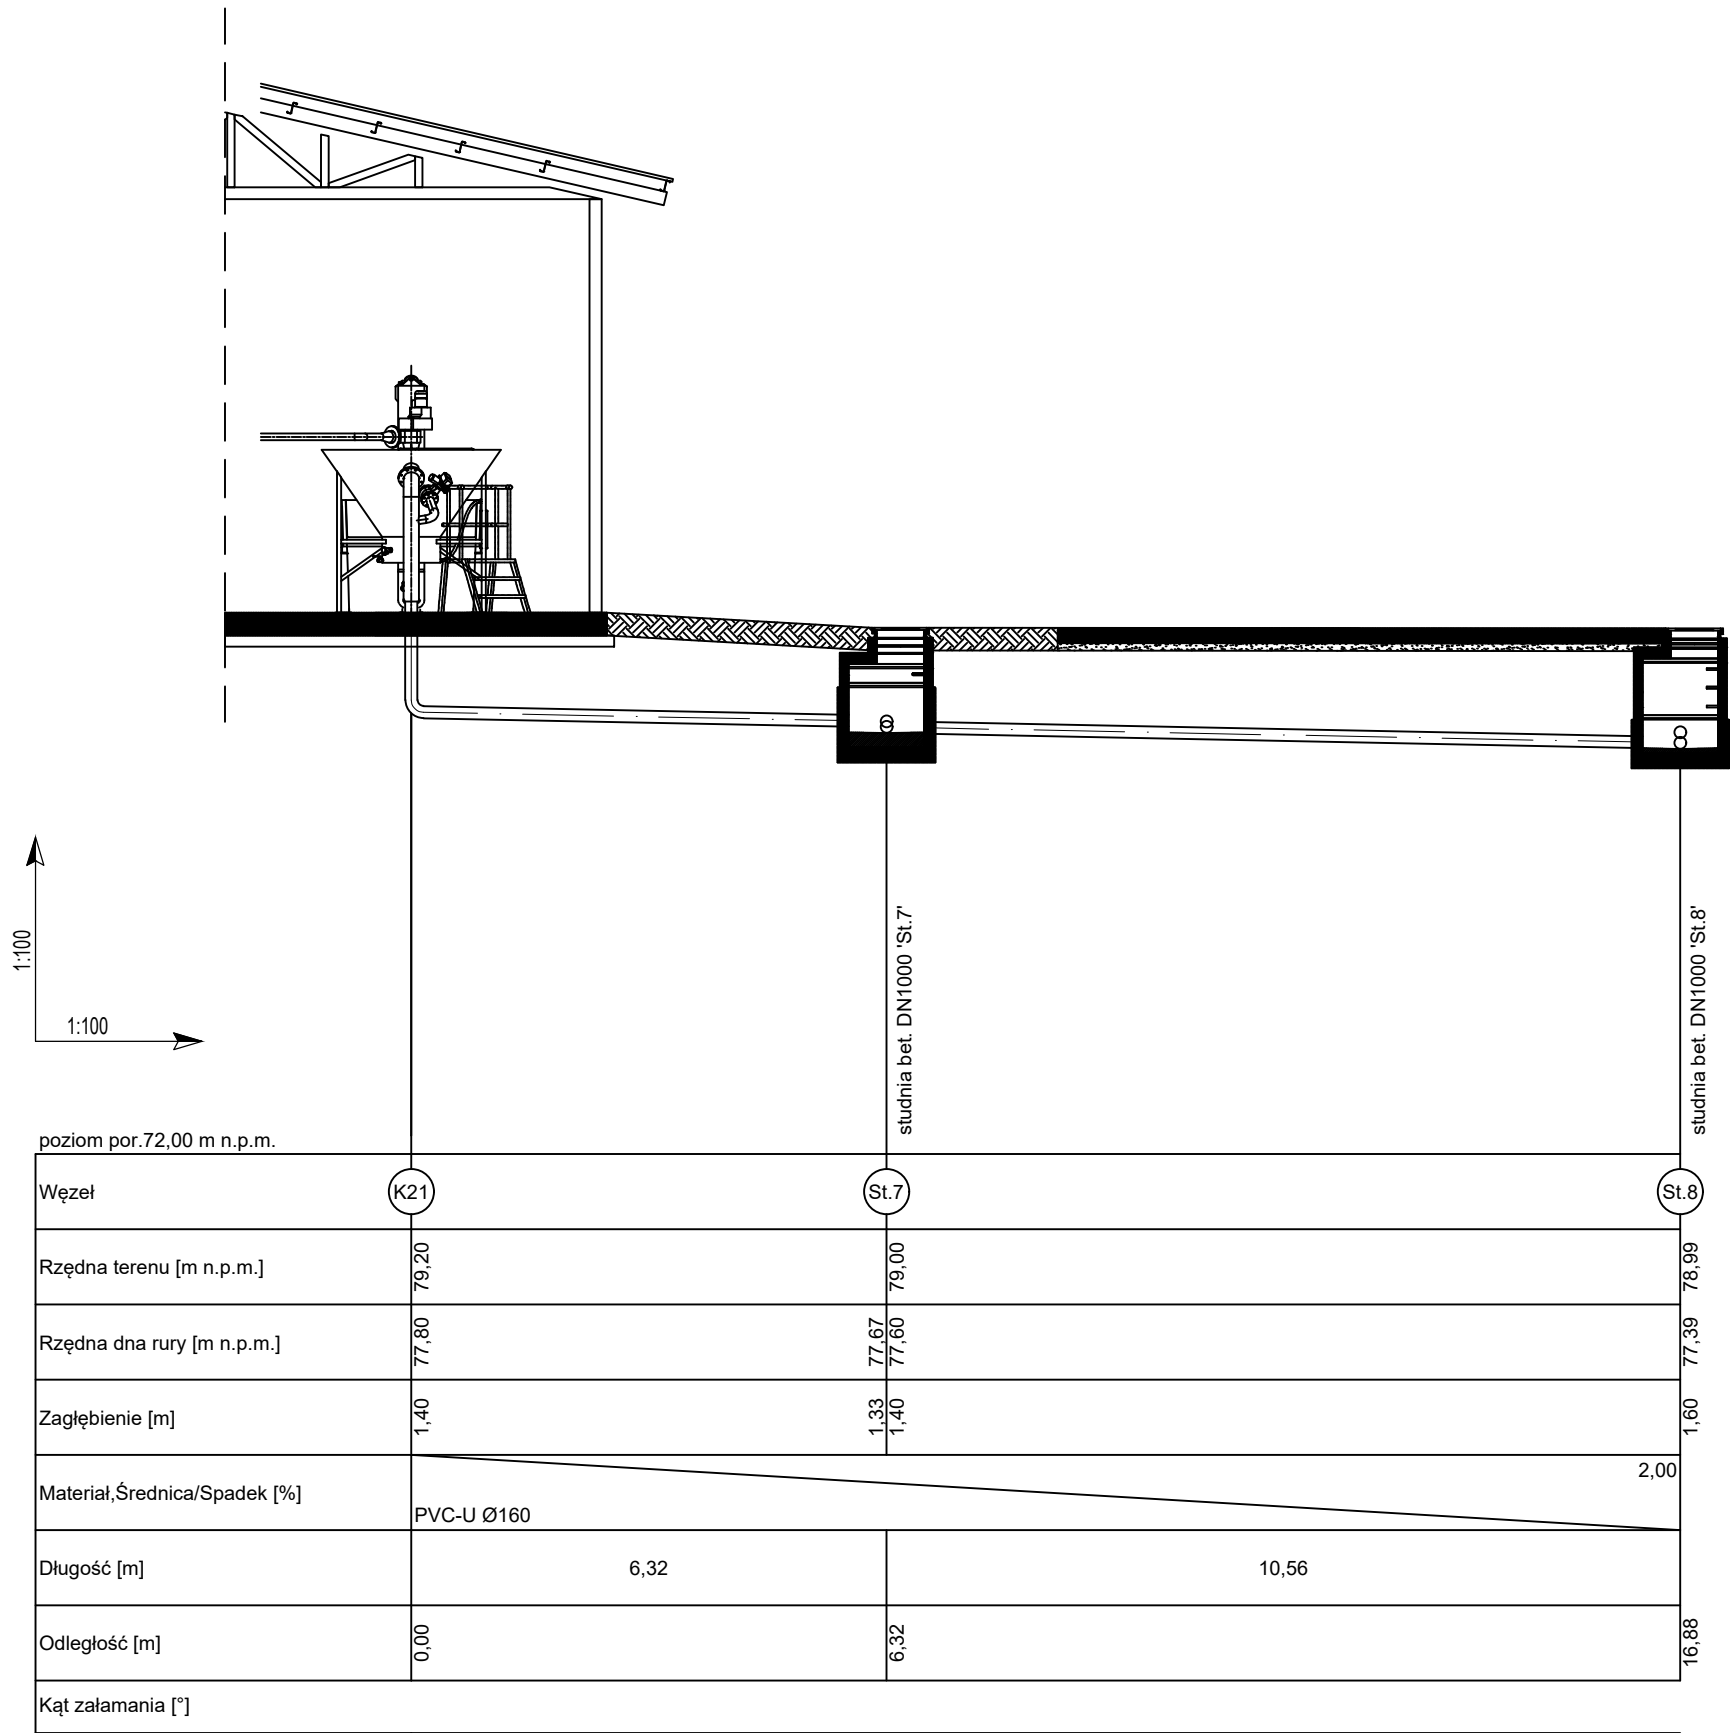

Ob. 17 - Stacja spustu nieczystości z samochodów WUKO

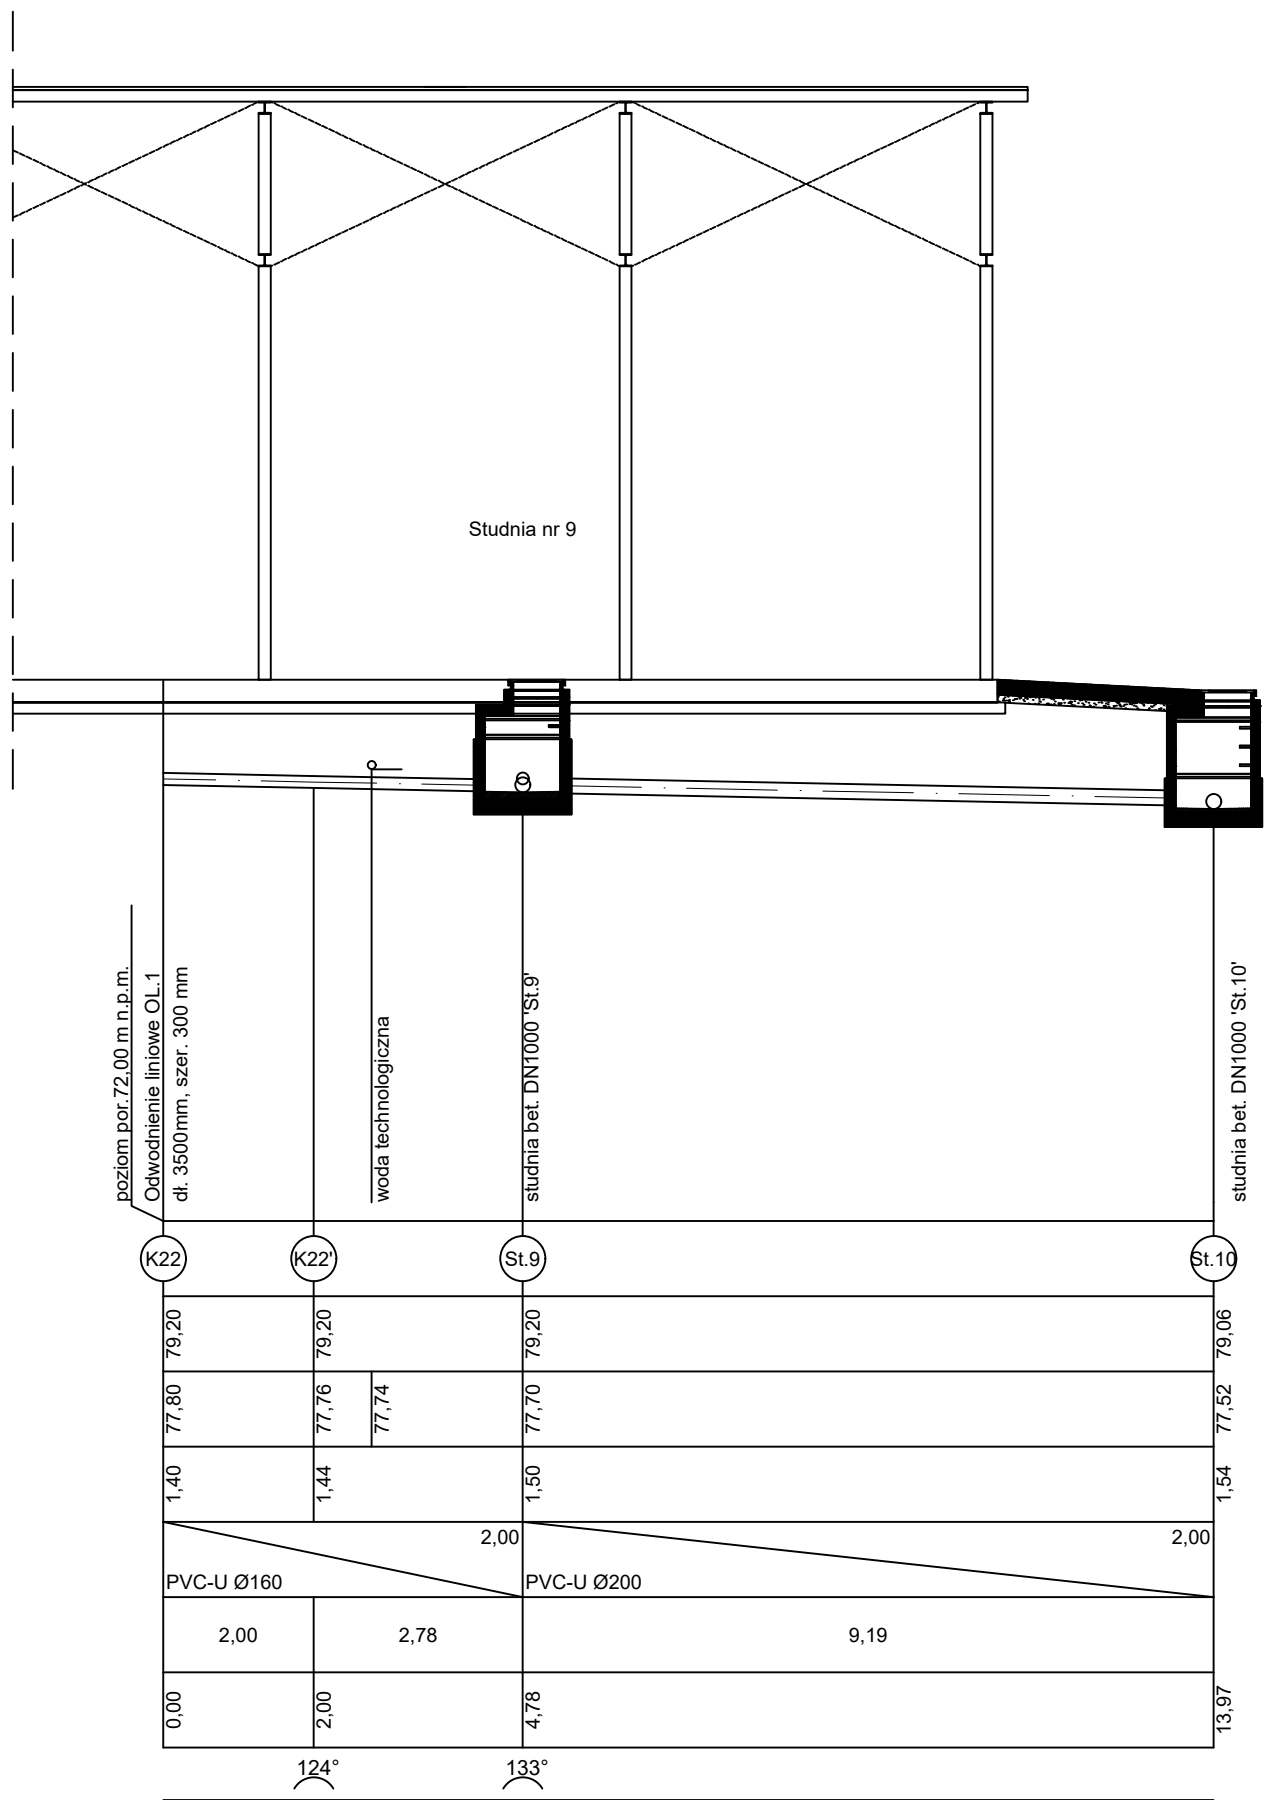

Ob. 17 - Stacja spustu nieczystości z samochodów WUKO

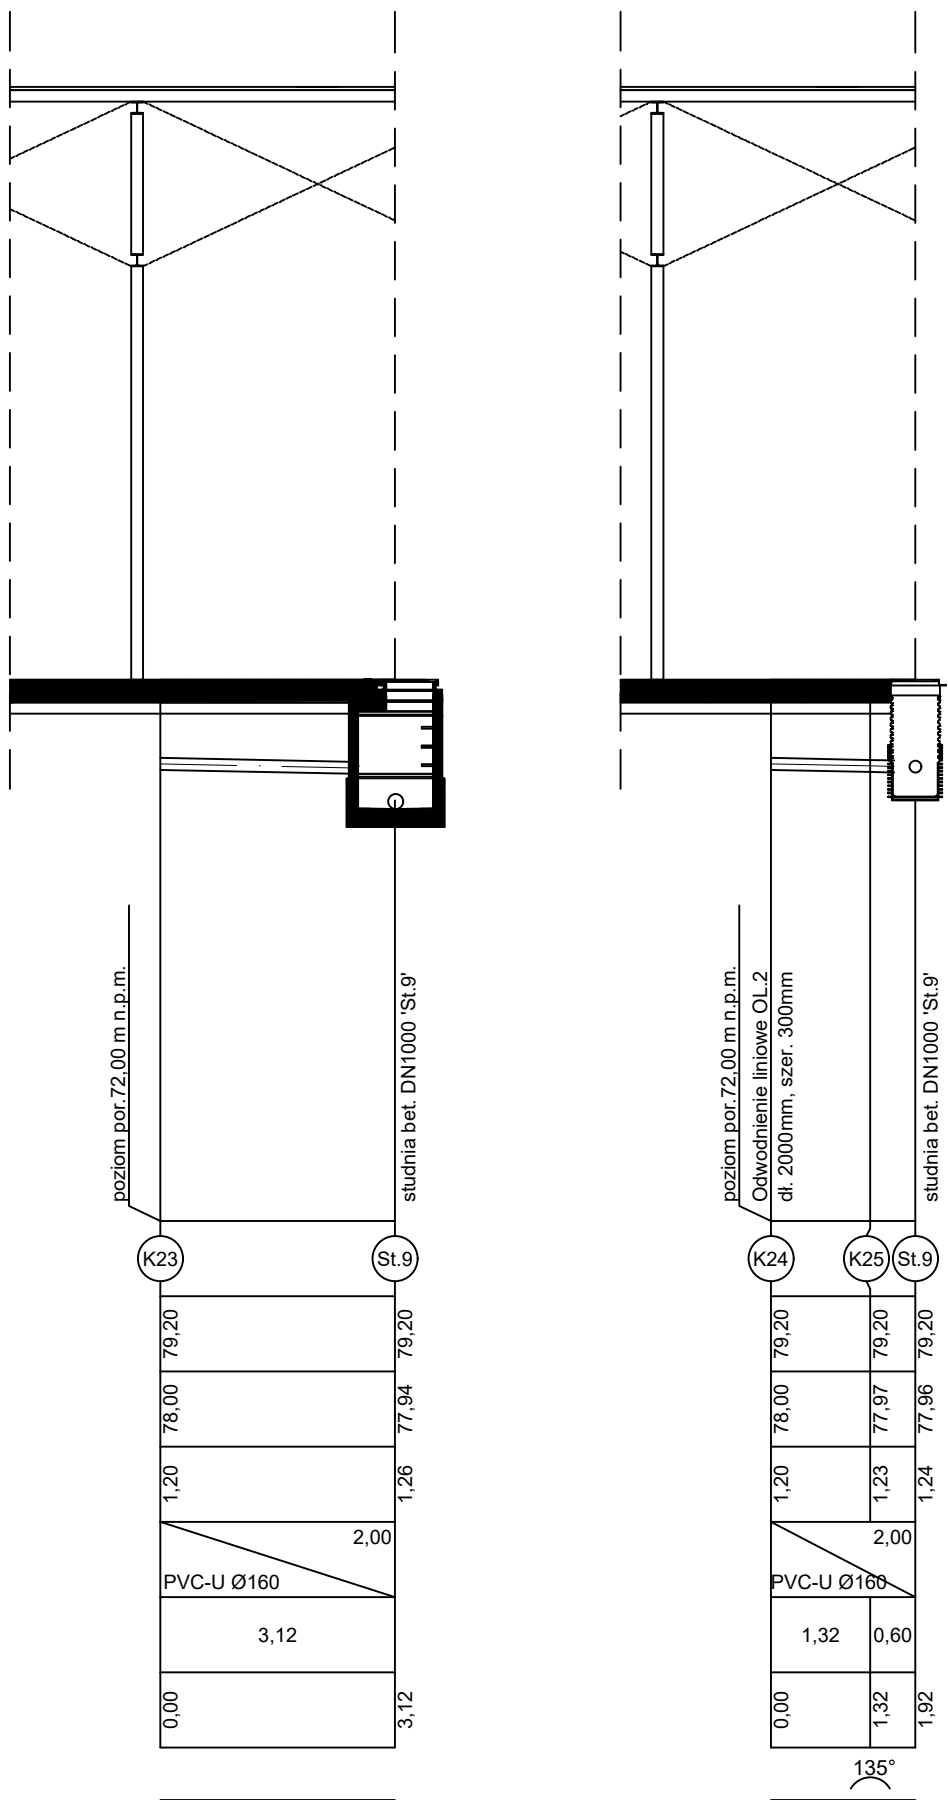

- Uwagi:
1. Wszystkie przejścia rurociągów przez ściany studni wykonać jako szczelne.
  2. Wszystkie rzędne istniejącego uzbrojenia terenu należy zweryfikować ze stanem faktycznym podczas prowadzenia prac. W miejscach projektowanych kolizji należy zachować szczególną ostrożność. Zaleca się w tych miejscach prowadzenie prac ręcznie.
  3. Przed przystąpieniem do robót Wykonawca zobowiązany jest do zapoznania się z dokumentacjami branżowymi i budowlanymi. Roboty powinny być prowadzone w koordynacji z pozostałymi branżami.
  4. W sprawach nie określonych dokumentacją obowiązującą:
    - a) warunki techniczne wykonania i odbioru robót budowlano-montażowych (wg. Ministerstwa Budownictwa i Instytutu Techniki Budowlanej),
    - b) normy Polskiego Komitetu Normalizacji (P.K.N.),
    - c) instrukcje, wytyczne oraz warunki techniczne producentów i dostawców materiałów budowlano-instalacyjnych, przepisy techniczne instytucji kontrolujących jakość materiałów wykonywanych robót.

NAZWA I ADRES OBIEKTU BUDOWLANEGO: Komunalna oczyszczalnia ścieków w Nowym Świecie Nowy Świat 16, gm. Sulechów dz. ewid. nr 117/10, 117/37 obręb Nowy Świat		
INWESTOR: SuPeKom Sp. z o.o. ul. Poznańska 18, 66–100 Sulechów		
ENVIROTECH – sp. z o.o. ul. J.Kochanowskiego 7 60–845 Poznań tel. 61/657–02–00		NR PROJEKTU: RPP/145/23
IMIĘ, NAZWISKO		PODPIS:
PROJEKTOWAŁ:	mgr inż. Izabela Daniel WKP/0330/PWOS/21	
OPRACOWAŁ:	mgr inż. Dominika Świerczek –	
SPRAWDZIŁ:	mgr inż. Piotr Ratajczak WKP/0404/PWOS/17	
TYTUŁ RYSUNKU: Profil podłużny rurociągu kanalizacji – K – cz.3		
BRANŻA: TECHNOLOGICZNA	STADIUM: PW	DATA: 02.2024
SKALA: 1:100/100	FORMAT: 297x750	NR RYSUNKU: TS/07