


BUDYNEK SIT OB.1 ORAZ STACJA WODY TECHNOLOGICZNEJ OB.25
INSTALACJA WENTYLACJI - RZUT

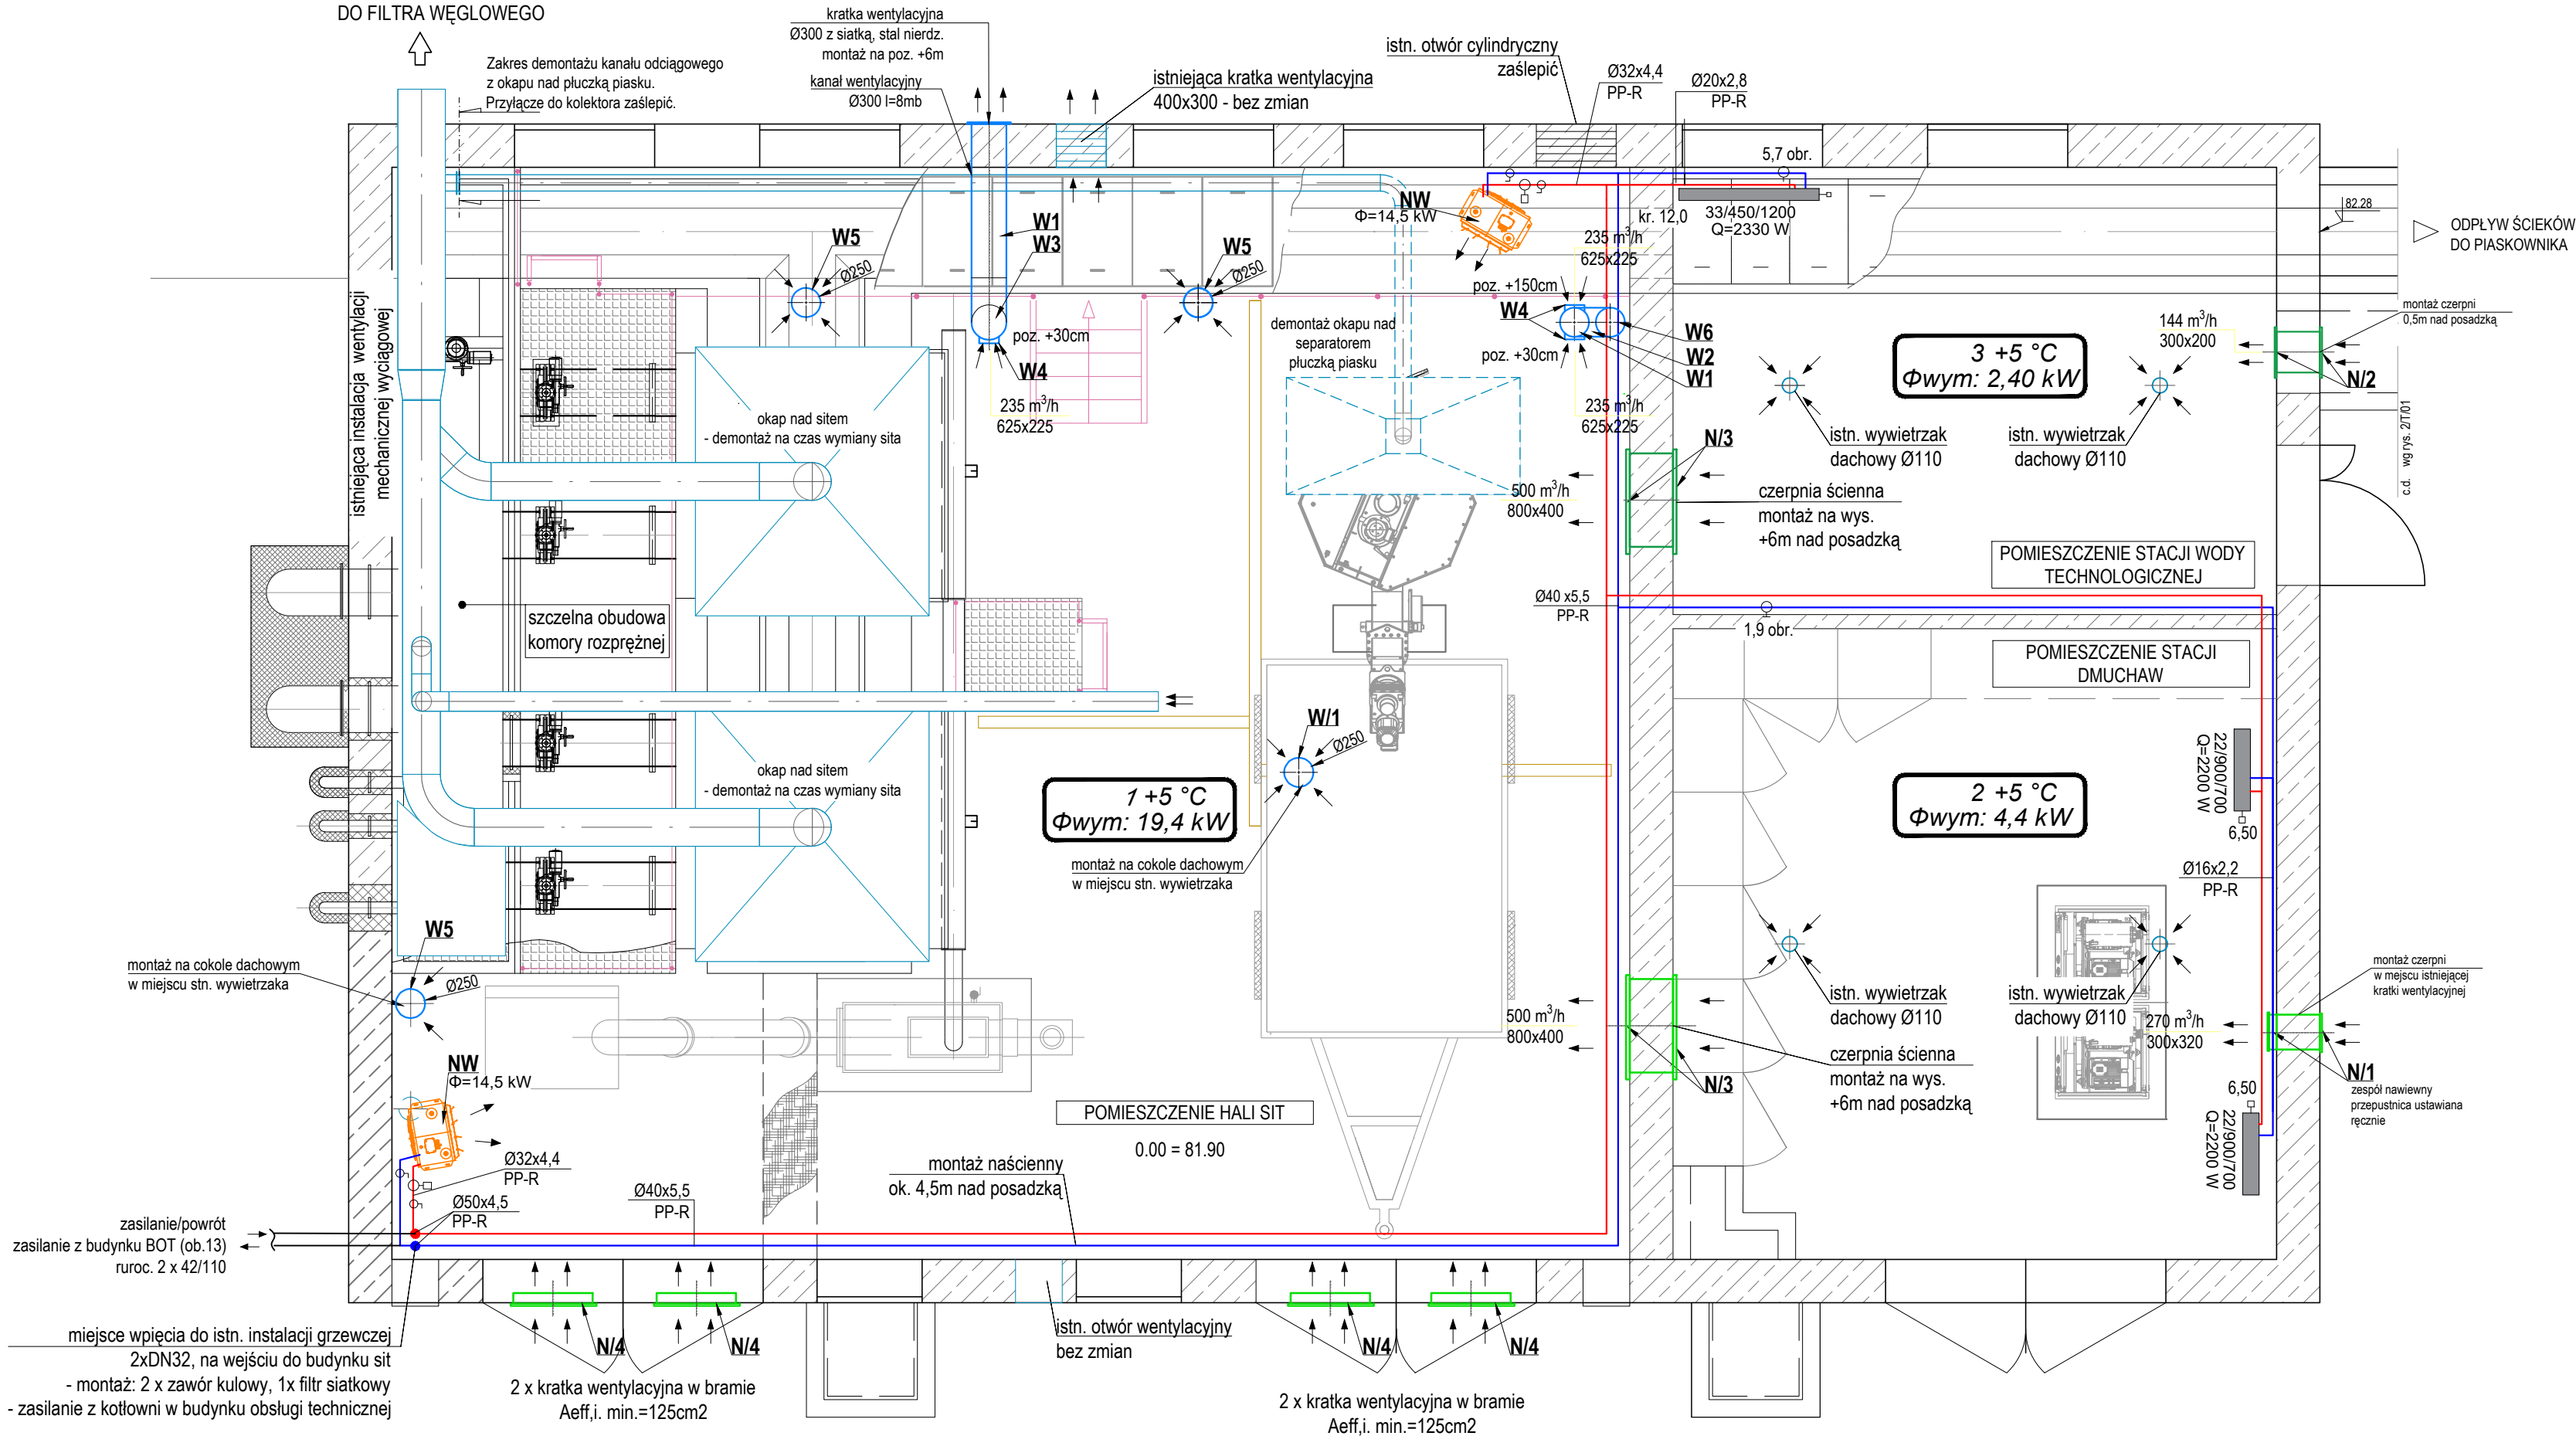

- LEGENDA:
- wentylacja grawitacyjna nawiewna
 - wentylacja grawitacyjna wywiewna
 - wentylacja mechaniczna, wyciągowa (istn.)
 - instalacja grzewcza - zasilanie
 - instalacja grzewcza - powrót

NAZWA I ADRES OBIEKTU BUDOWLANEGO: Oczyszczalnia Ścieków w Nowym Świecie gm. Sulechów dz. ewid. nr 117/140, 117/37 obręb Nowy Świat		
INWESTOR: SuPeKom Sp. z o.o. ul. Poznańska 18,66–100 Sulechów		
ENVIROTECH–sp.z o.o. ul. J.Kochanowskiego 7 60–845 Poznań tel. 61/657–02–00		NR PROJEKTU: RPP/145/23
IMIĘ, NAZWISKO		PODPIS:
PROJEKTOWAŁ:	mgr inż. Izabela Daniel WKP/0330/PWOS/21	
OPRACOWAŁ:	mgr inż. Dominika Świerczek –	
SPRAWDZIŁ:	mgr inż. Piotr Ratajczak WKP/0404/PWOS/17	
TYTUŁ RYSUNKU: Budynek sit – ob. nr 1. Rzut pomieszczeń. Instalacja grzewcza i wentylacyjna.		
BRANŻA: SANITARNA	STADIUM: PT	DATA: 02.2024
SKALA: 1:50	FORMAT: 297x600	NR RYSUNKU: 1/S/02