
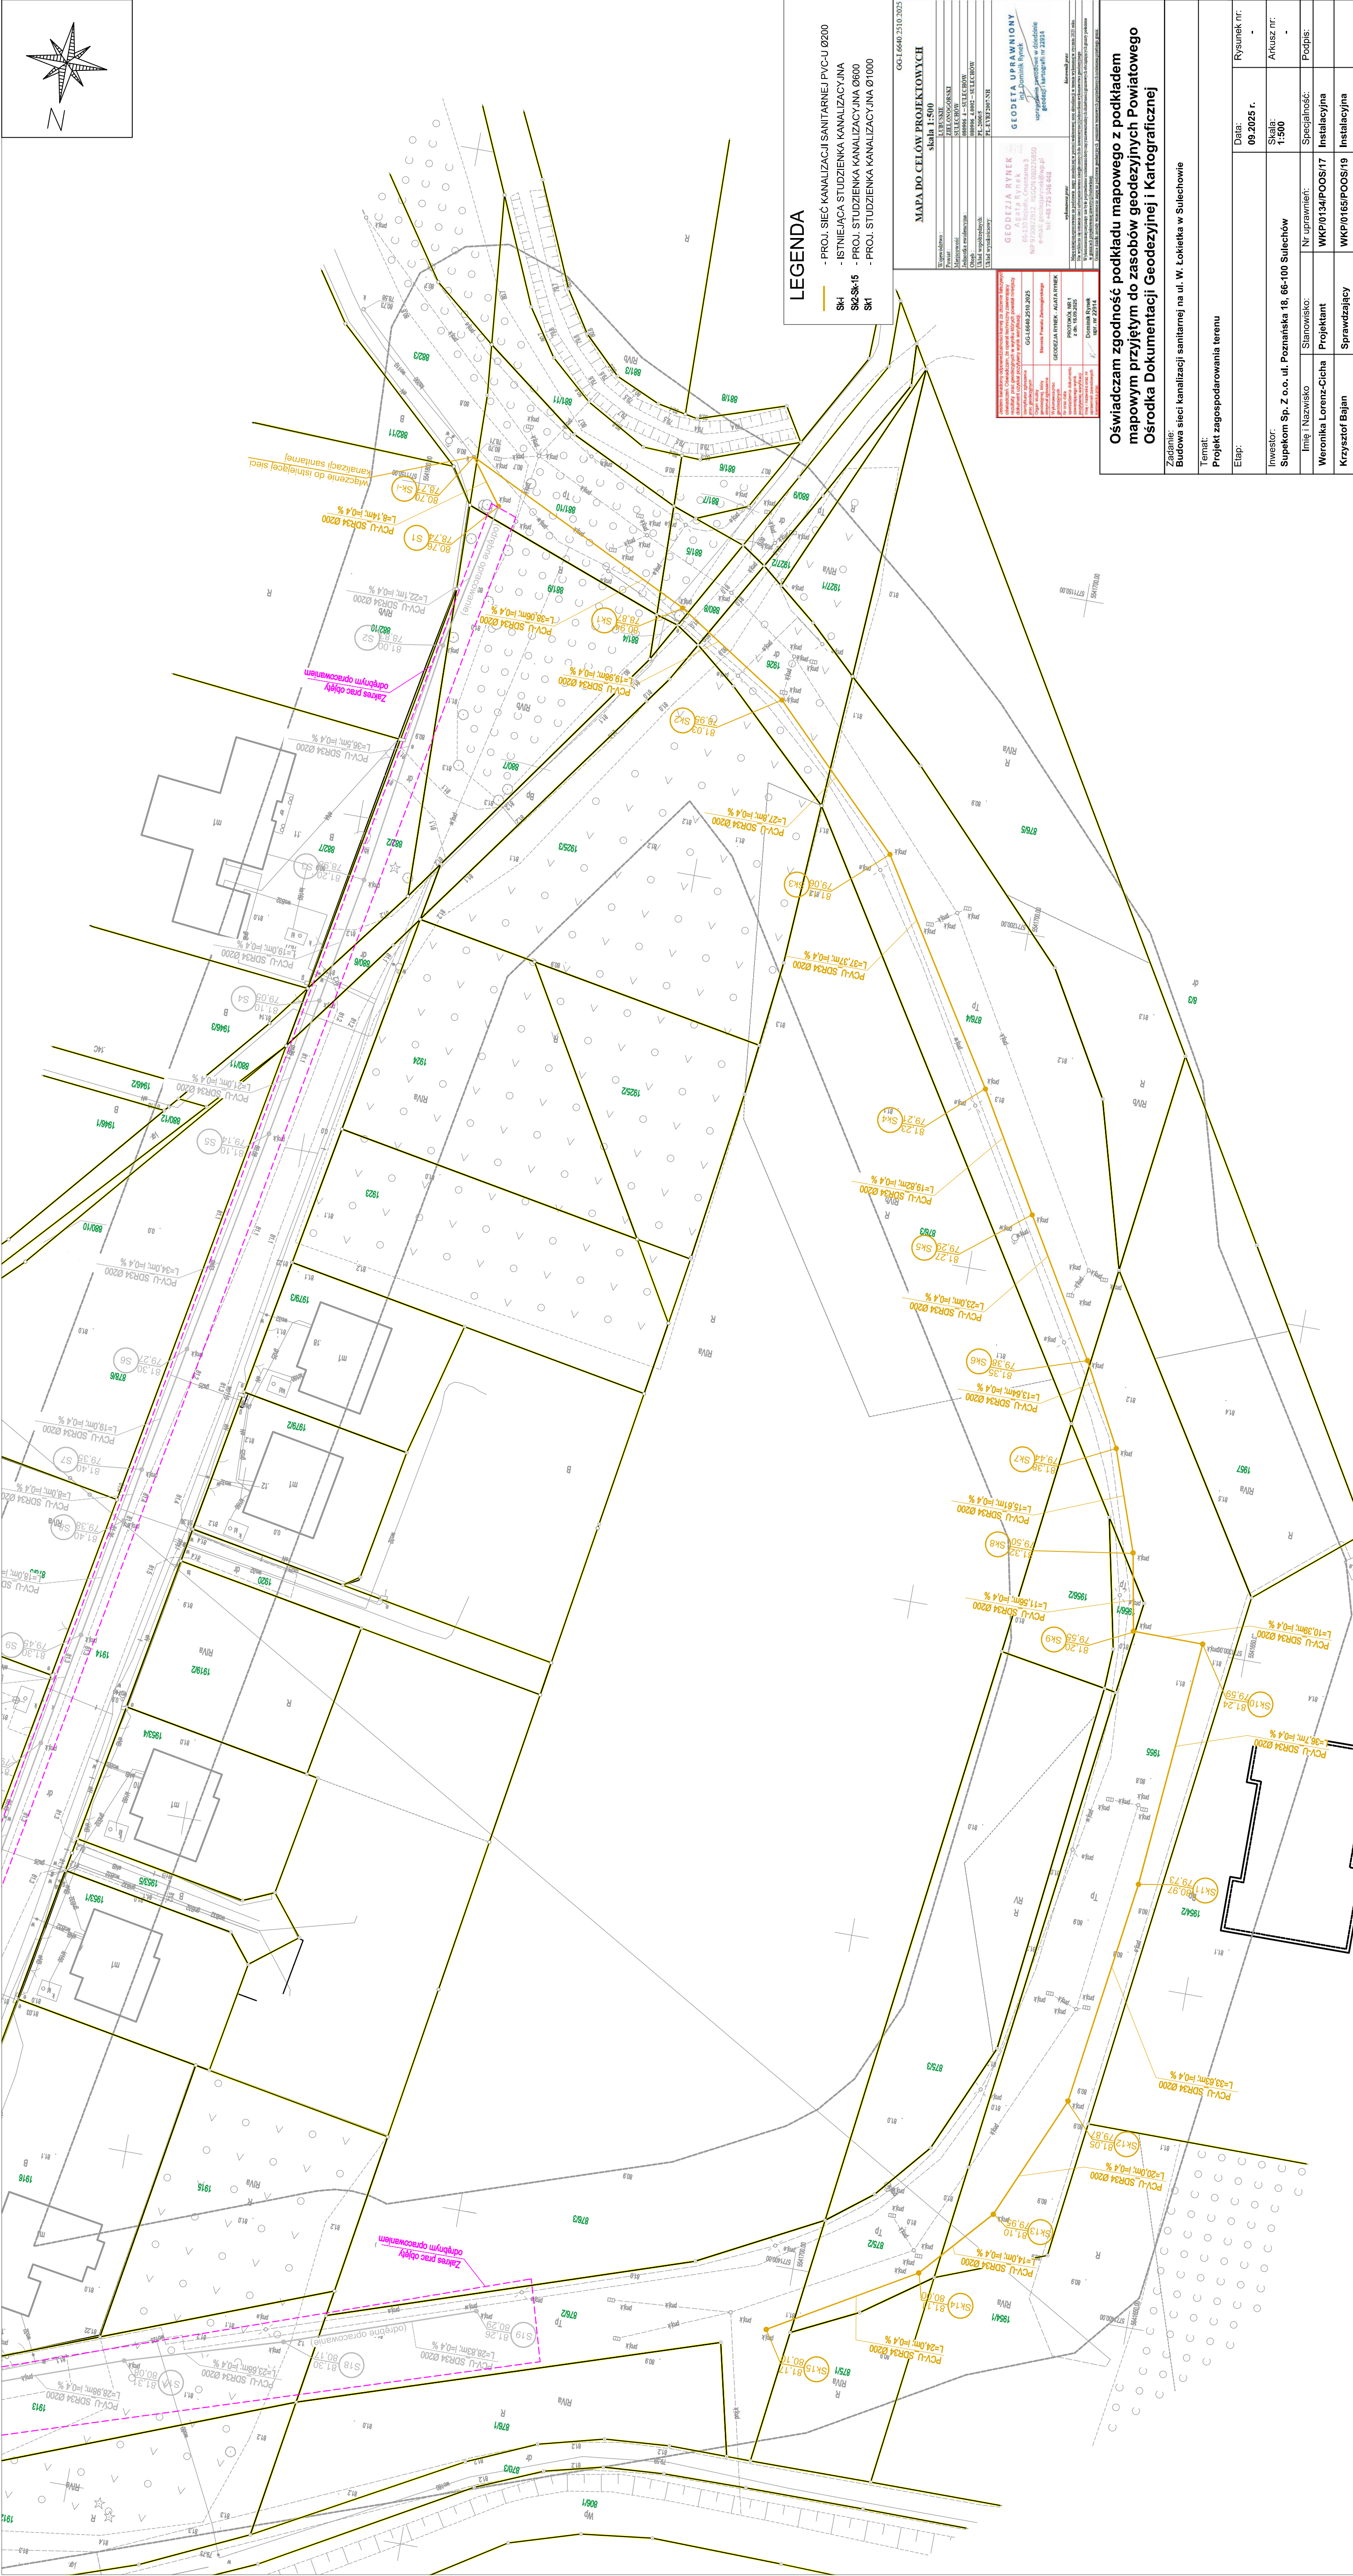


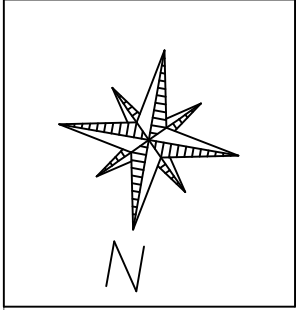

LEGENDA

- PROJ. SIEĆ KANALIZACJI SANITARNEJ PVC-U Ø200
- ISTNIEJĄCA STUDZIENKA KANALIZACYJNA
- PROJ. STUDZIENKA KANALIZACYJNA Ø600
- PROJ. STUDZIENKA KANALIZACYJNA Ø1000


[illegible]

Oświadczam zgodność podkładu mapowego z podkładem mapowym przyjętym do zasobów geodezyjnych Powiatowego Ośrodka Dokumentacji Geodezyjnej i Kartograficznej


Zadanie:
Budowa sieci kanalizacji sanitarnej na ul. W. Łokietka w Sulechowie

Temat:
Projekt zagospodarowania terenu


Etap:		Data:	09.2025 r.	Rysunek nr:	-
Investor:		Skala:	1:500	Arkusze nr:	-
Suprem Sp. z o.o. ul. Poznańska 18, 66-100 Sulechów					
Imię i Nazwisko:	Stanowisko:	Nr uprawnień:	Specjalność:	Podpis:	
Weronika Lorenz-Cicha	Projektant	WKP/0134/POOS/17	Instalacyjna		
Krzysztof Baján	Sprawdzający	WKP/0165/POOS/19	Instalacyjna		

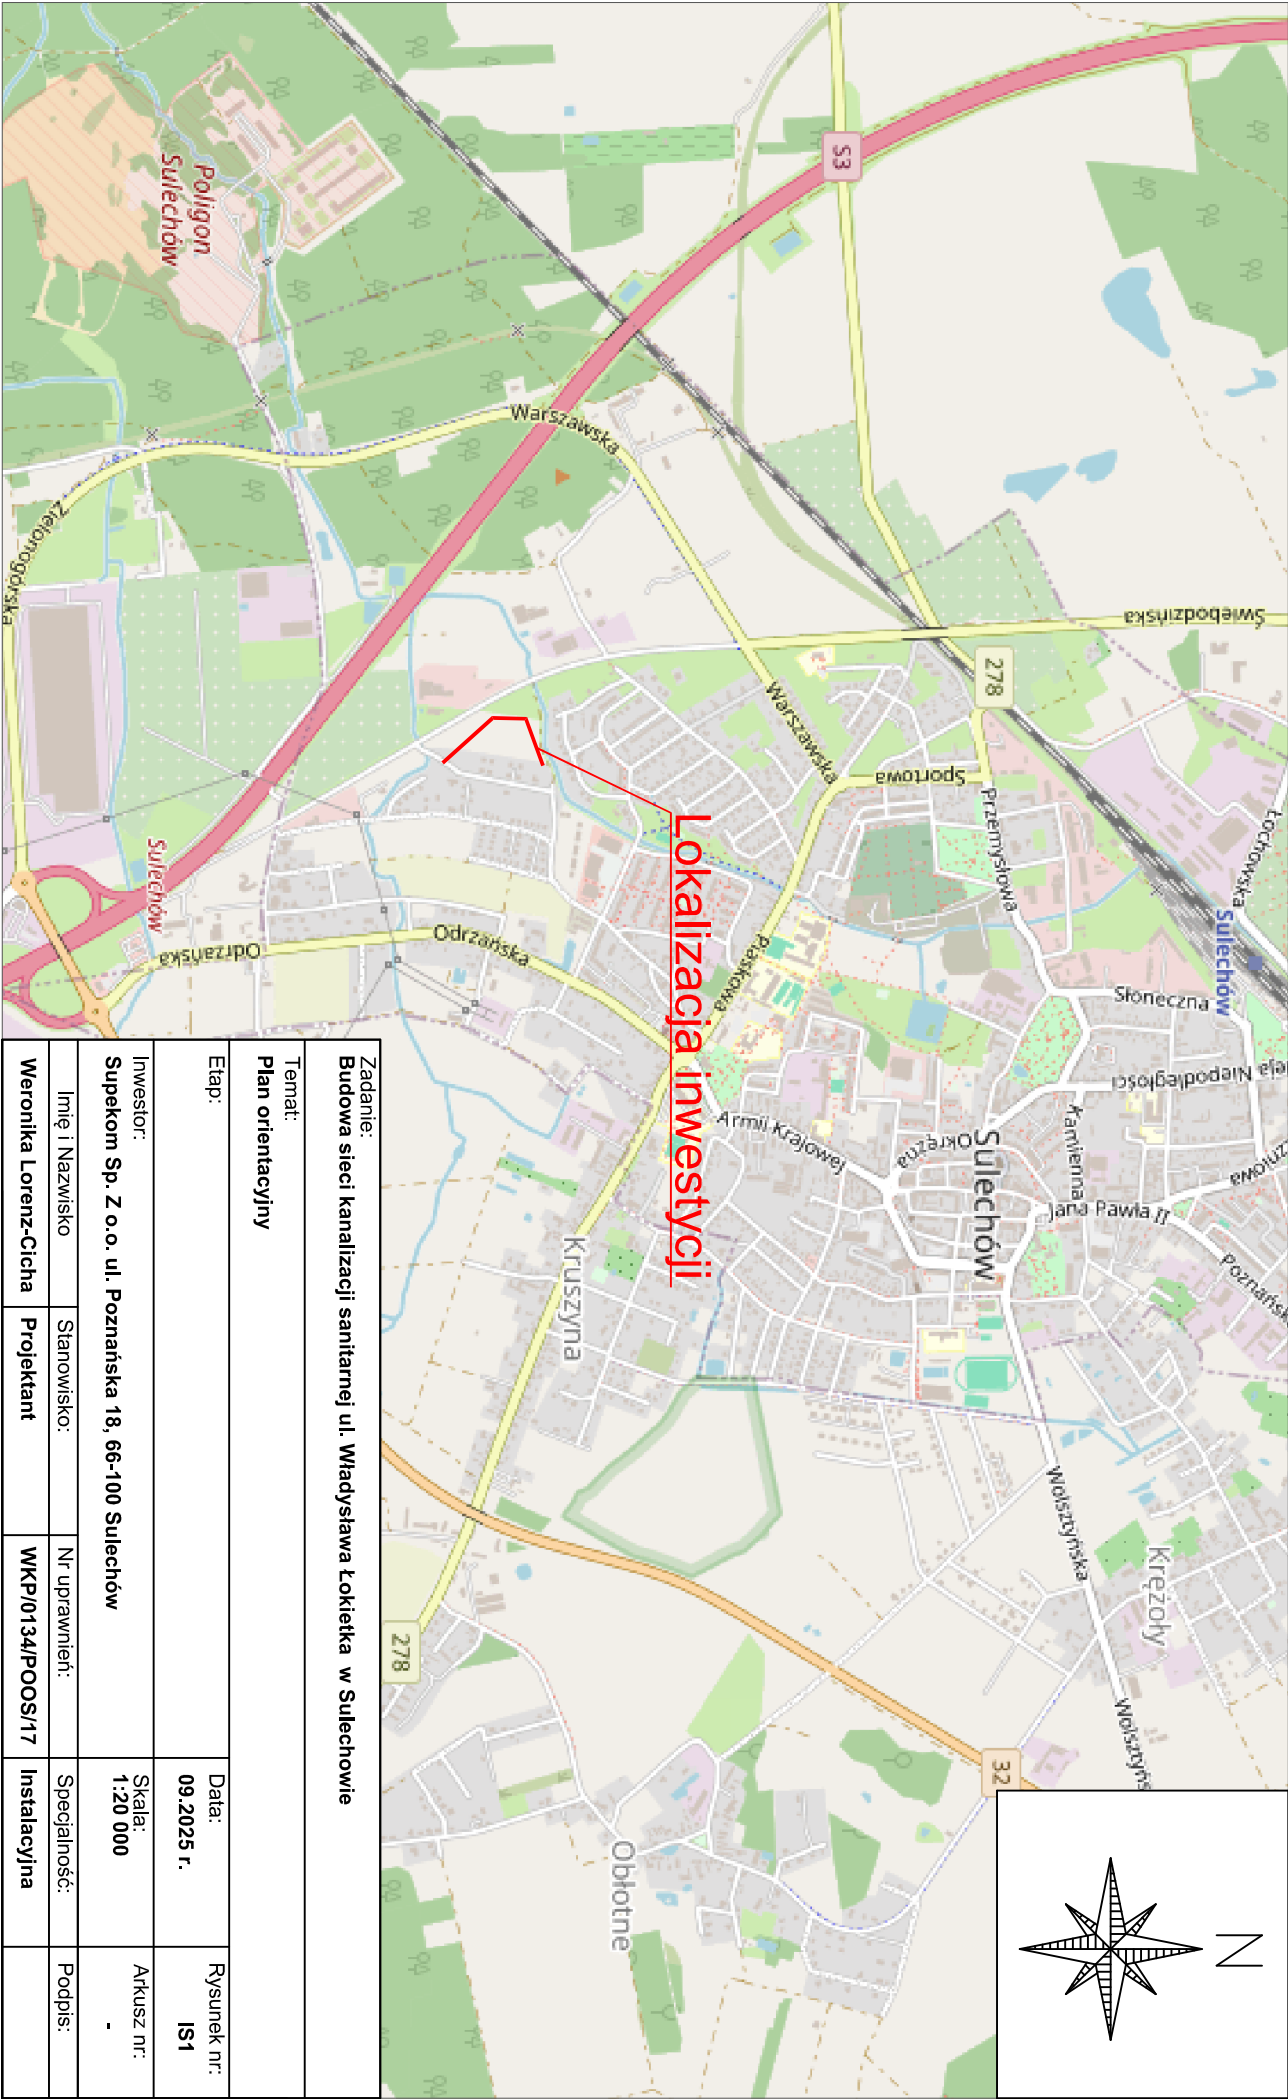

Zadanie: Budowa sieci kanalizacji sanitarnej ul. Władysława Łokietka w Sulechowie				
Temat: Plan orientacyjny				
Etap:		Data:		Rysunek nr:
Inwestor: Supetkom Sp. Z o.o. ul. Poznańska 18, 66-100 Sulechów		09.2025 r.		IS1
Imię i Nazwisko		Nr uprawnień:		Skala: 1:20 000
Stanowisko:		Specjalność:		Arkusz nr: -
Projektant		Instalacyjna		Podpis:
Weronika Lorenz-Cicha		WKP/0134/POOS/17		

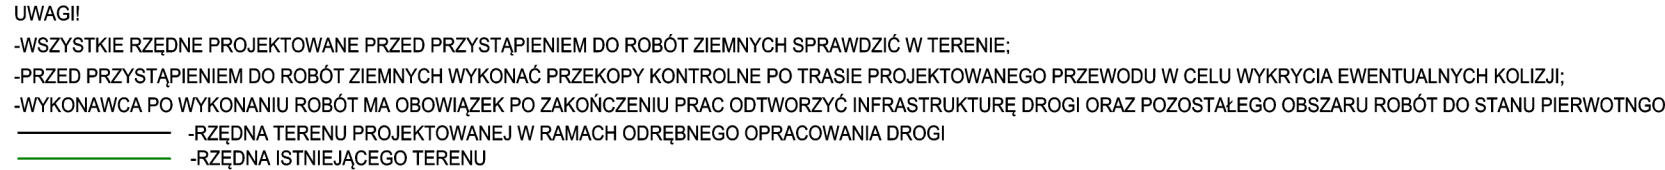

Zadanie: Budowa sieci kanalizacji sanitarnej na ul. W. Łokietka w Sulechowie				
Temat: Profil podłużny sieci kanalizacji sanitarnej Sk-I do Sk15				
Etap:			Data: 09.2025 r.	Rysunek nr: IS1
Inwestor: Supekomp Sp. Z o.o. ul. Poznańska 18, 66-100 Sulechów			Skala: 1:100/1:500	Arkuszy nr: -
Imię i Nazwisko	Stanowisko:	Nr uprawnień:	Specjalność:	Podpis:
Weronika Lorenz-Cicha	Projektant	WKP/0134/POOS/17	Instalacyjna	
Krzysztof Bajan	Sprawdzający	WKP/0165/POOS/19	Instalacyjna	

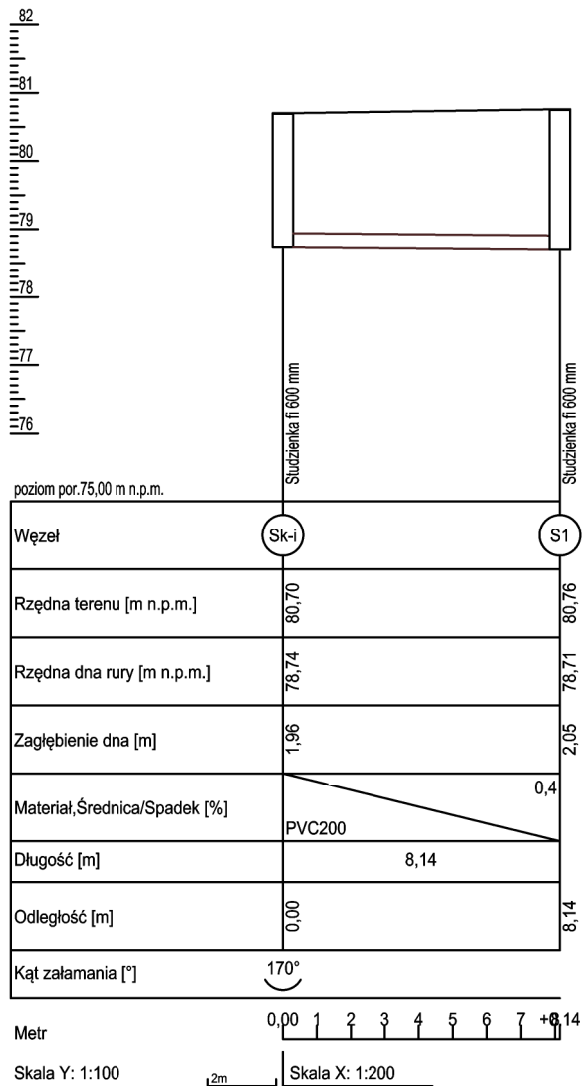

UWAGI!

- WSZYSTKIE RZĘDNE PROJEKTOWANE PRZED PRZYSTĄPIENIEM DO ROBÓT ZIEMNYCH SPRAWDZIĆ W TERENIE;
- PRZED PRZYSTĄPIENIEM DO ROBÓT ZIEMNYCH WYKONAĆ PRZEKOPY KONTROLNE PO TRASIE PROJEKTOWANEGO PRZEWODU W CELU WYKRYCIA EWENTUALNYCH KOLIZJI;
- WYKONAWCA PO WYKONANIU ROBÓT MA OBOWIĄZEK PO ZAKOŃCZENIU PRAC ODTWORZYĆ INFRASTRUKTURĘ DROGI ORAZ POZOSTAŁEGO OBSZARU ROBÓT DO STANU PIERWOTNOGO

Zadanie:

Budowa sieci kanalizacji sanitarnej na ul. W. Łokietka w Sulechowie

Temat:

Profil podłużny sieci kanalizacji sanitarnej Sk-i do S1

Etap:

Data:

09.2025 r.

Rysunek nr:

IS2

Inwestor:

Supekom Sp. Z o.o. ul. Poznańska 18, 66-100 Sulechów

Skala:

1:100/1:200

Arkusz nr:

-

Imię i Nazwisko

Stanowisko:

Nr uprawnień:

Specjalność:

Podpis:

Weronika Lorenz-Cicha

Projektant

WKP/0134/POOS/17


Instalacyjna

Krzysztof Bajan

Sprawdzający


WKP/0165/POOS/19

Instalacyjna

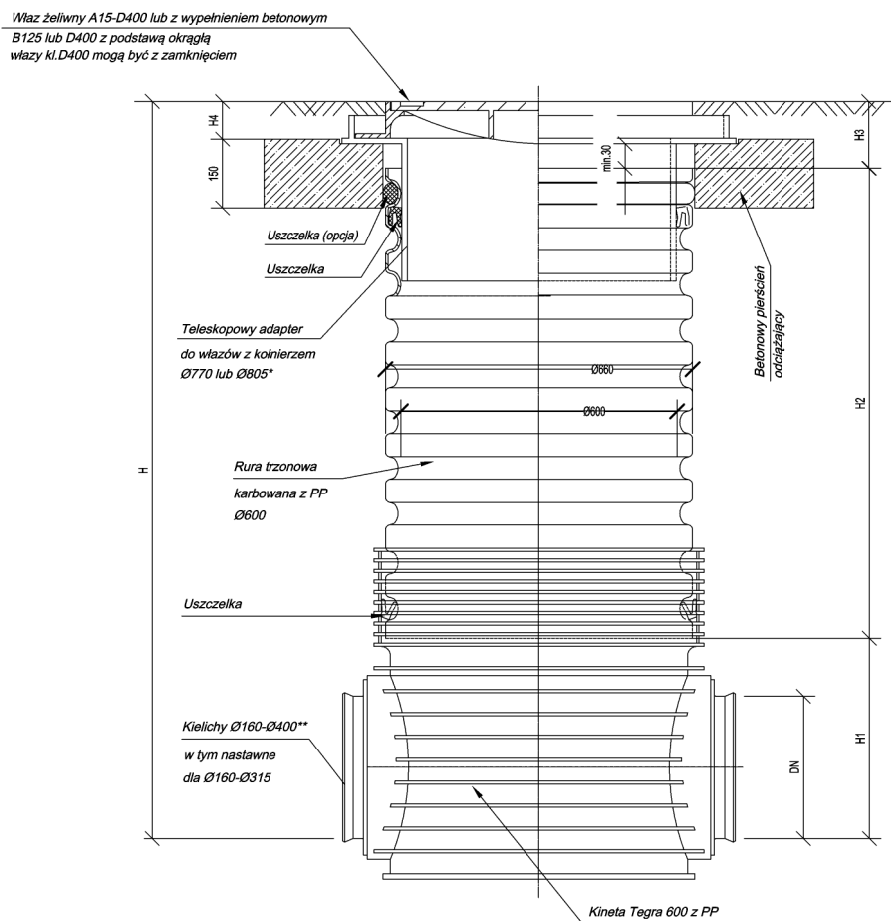

Studzienka inspekcyjna Tegra 600 z teleskopowym adapterem do włazów, betonowym pierścieniem odcciążającym oraz włazem klasy A15-D400

Zadanie:				
Budowa sieci kanalizacji sanitarnej na ul. W. Łokietka w Sulechowie				
Temat:				
Schemat studzienki kanalizacyjnej TEGRA 600				
Etap:			Data:	Rysunek nr:
			09.2025 r.	IS3
Inwestor:			Skala:	Arkusz nr:
Supekom Sp. z o.o. ul. Poznańska 18, 66-100 Sulechów			-	
Imię i Nazwisko	Stanowisko:	Nr uprawnień:	Specjalność:	Podpis:
Weronika Lorenz-Cicha	Projektant	WKP/0134/POOS/17	Instalacyjna	
Krzysztof Bajan	Sprawdzający	WKP/0165/POOS/19	Instalacyjna	

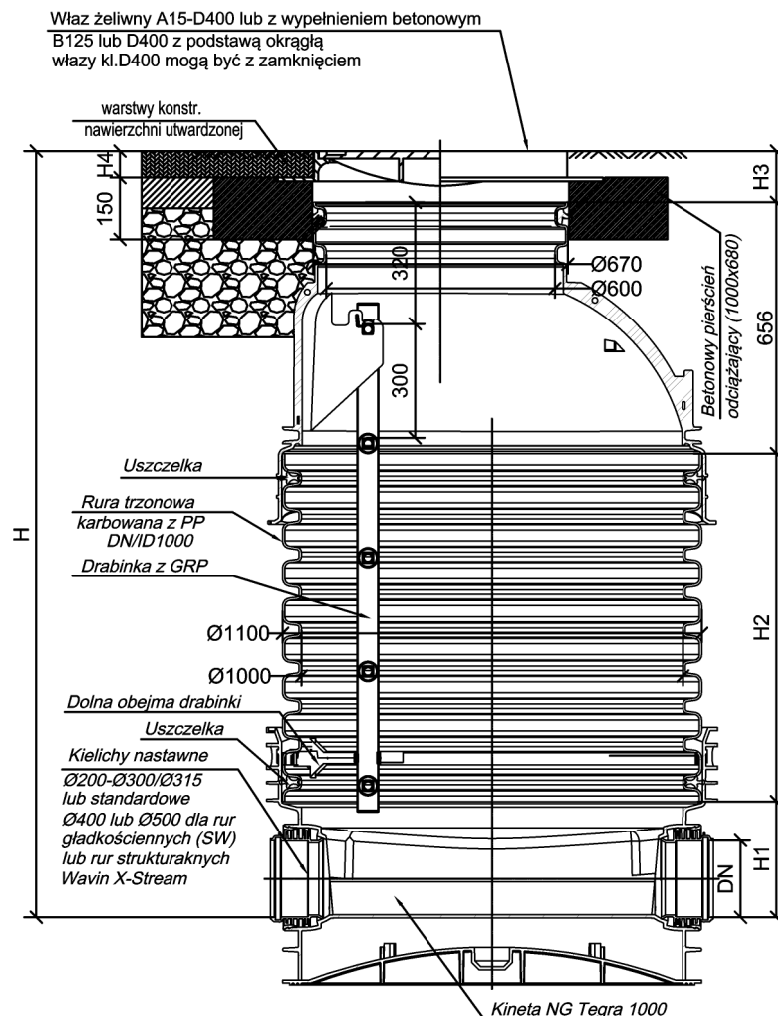

Studzienka włazowa NG Tegra 1000 z betonowym pierścieniem odciążającym oraz włazem klasy A15-D400

Zadanie:

Budowa sieci kanalizacji sanitarnej na ul. W. Łokietka w Sulechowie

Temat:

Schemat studzienki kanalizacyjnej TEGRA 1000

Etap:

Data:

09.2025 r.

Rysunek nr:

IS4

Inwestor:

Supekom Sp. z o.o. ul. Poznańska 18, 66-100 Sulechów

Skala:

-

Arkusz nr:

Imię i Nazwisko

Stanowisko:

Nr uprawnień:

Specjalność:

Podpis:

Weronika Lorenz-Cicha

Projektant

WKP/0134/POOS/17

Instalacyjna

Krzysztof Bajan

Sprawdzający

WKP/0165/POOS/19

Instalacyjna